


ZESTAWIENIE POMIESZCZEŃ:			
Nr pom.	Nazwa pomieszczenia	Przebieg	Powierzchnia [m ²]
1/1	SZATNA	PŁYTA GRZEWIANA	5,45
1/2	SZATNA	PŁYTA GRZEWIANA	5,45
1/3	ŁAZIENKA	PŁYTA GRZEWIANA	5,80
1/4	ŁAZIENKA	PŁYTA GRZEWIANA	5,45
1/5	SZATNA	PŁYTA GRZEWIANA	5,45
1/6	SZATNA	PŁYTA GRZEWIANA	5,45
1/7	ŁAZIENKA	PŁYTA GRZEWIANA	5,45
1/8	MAGAZYN	PŁYTA GRZEWIANA	5,45
1/9	POMIESZCZENIE TECHNICZNE	PŁYTA GRZEWIANA	5,45
1/10	WC DLA NIEPEŁOSPRAWNYCH	PŁYTA GRZEWIANA	5,45
RAZEM POW. UTYLIZOWANA			54,80

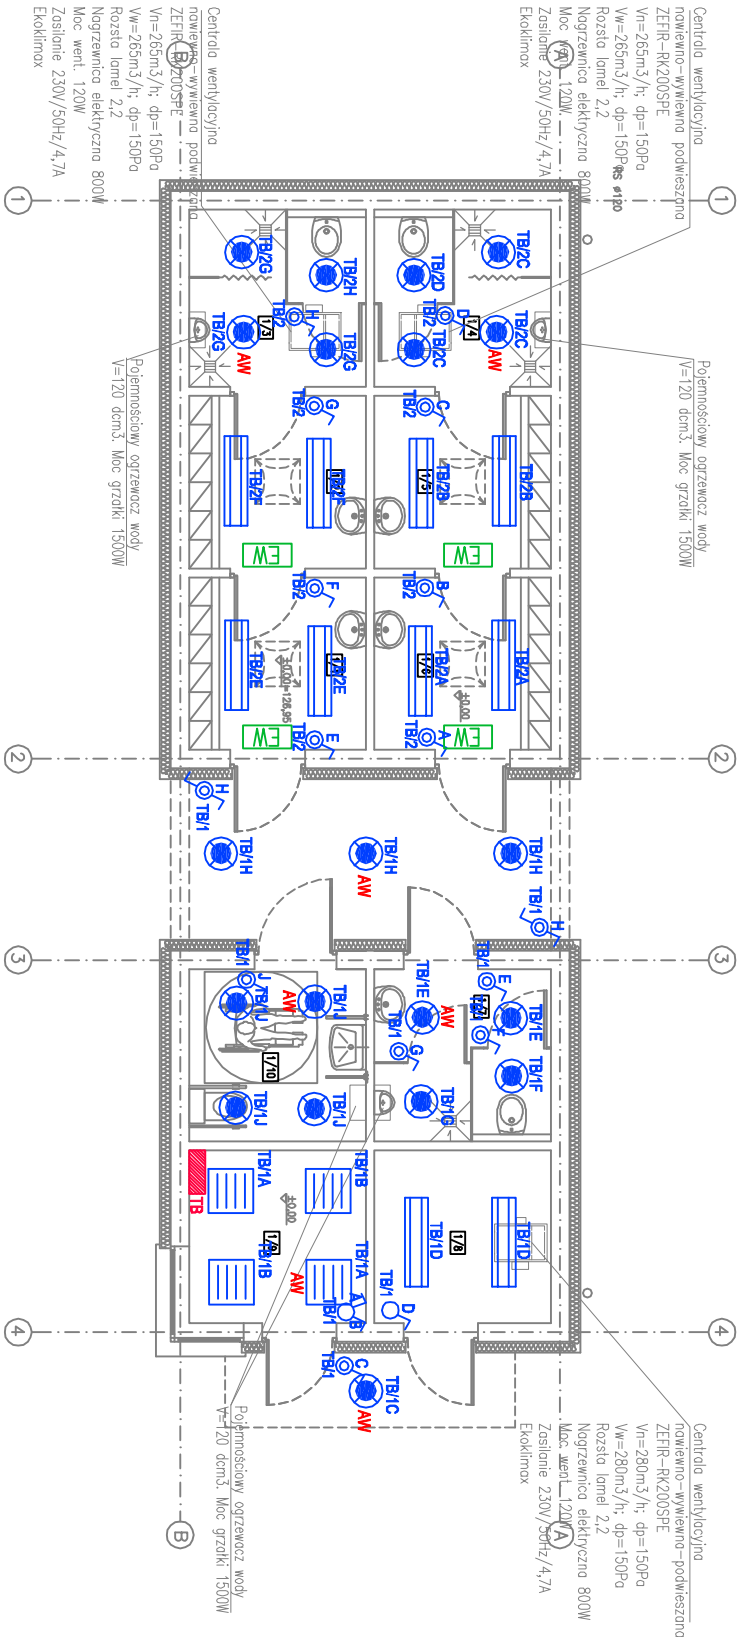


- OPRAWA TYPU SR418-P-A EVG ES-SYSTEM
- OPRAWA TYPU SNTX 2x36W EVG ES-SYSTEM
- Oprowa oświetleniowa typu LOIRE IP65 o mocy 38W prod. THORN
- OZNACZENIE LITEROWE AW INFORMUJE O OPRAWIE Z MODUŁEM AWARYJNYM 1-GODZINNYM
- OPRAWA TYPU VOYAGER EN 11W prod. THORN
- WYŁĄCZNIK ŚWIECZNIKOWY
- WYŁĄCZNIK POJEDYNCZY
- WYŁĄCZNIK SCHODOWY – BRYZGOSZCZELNY
- WYŁĄCZNIK POJEDYNCZY – BRYZGOSZCZELNY

UKŁAD SIECI TN-S
OCHRONA OD PORAŻEN – SAMOCZYNNE WYŁĄCZENIE ZASILANIA

Tytuł rysunku:		PRACOWNIA ARCHITEKTONICZNA	
Rzut przyziemnia instalacja oświetlenia		ARCHITEKTURA, URBANISTYKA, DOKADZTWO INWESTYCYJNE	
TEMAT:	Budowa Zespołu białej sportowej ORLIK wraz z budynkiem socjalnym oraz niezbędną infrastrukturą techniczną	MGR INŻ. ARCH. WIESŁAW MOTYL	
LOKALIZACJA:	Kotłownia ul. Marii Konopnickiej dz. nr 612 i 1300	43-400 OSTROWIEC WIELKOPOLSKI, UL. KROCIŹYŃSKA 18	
INWESTOR:	GMINA KOTŁOWNIA	TEL: 62 5924200 FAX: 62 5924201 E-MAIL: p.o. arcus@oaw.pl	
PROJEKTANT	HENRYK WODNICZAK	BRANŻA: ELEKTRYCZNA	
ASYSTENT	—	Nr upr. do 1200	
PROJEKTANTA:	—	Nr upr. do 1200	
		DATA: 29.11.2010	
		PODPIS:	
		NR RYS: 1:100	
		E2	

ZESTAWIENIE POMIĘSZCZEŃ			
Nr pom.	Nazwa pomieszczenia	Pow. szafa	Powierzchnia [m ²]
1/1	SZAFNA	PŁYTA GRZEWIANA	5,45
1/2	SZAFNA	PŁYTA GRZEWIANA	5,45
1/3	LAZIENKA	PŁYTA GRZEWIANA	5,80
1/4	LAZIENKA	PŁYTA GRZEWIANA	5,80
1/5	SZAFNA	PŁYTA GRZEWIANA	5,45
1/6	SZAFNA	PŁYTA GRZEWIANA	5,45
1/7	LAZIENKA	PŁYTA GRZEWIANA	5,45
1/8	ŁAZIENKA	PŁYTA GRZEWIANA	5,45
1/9	POMIESZCZENIE TECHNICZNE	PŁYTA GRZEWIANA	5,45
1/10	WC DLA NIEPEŁNOSPRAWNYCH	PŁYTA GRZEWIANA	5,45
RAZEM POW. UŻYTKOWA:			54,80

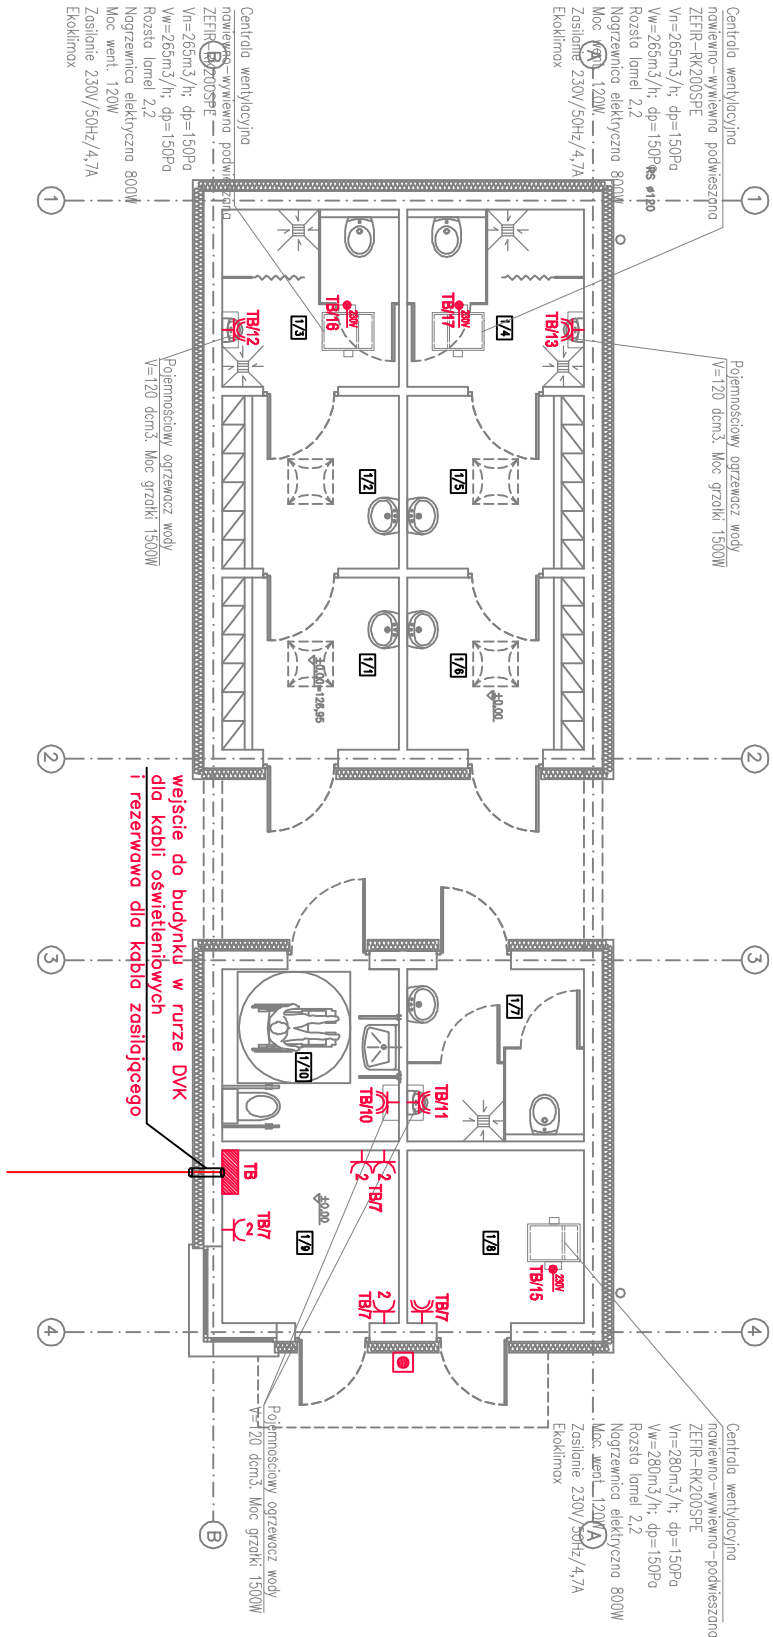

LEGENDA

- gniazdo 230V pojedyncze ogólnego użytku
- gniazdo 230V podwójne ogólnego użytku
- gniazdo 230V bieżące ogólnego użytku
- wypust 230V
- wypust 400V
- przełącznik wyłączenia p.poż.


Wysokość montażu gniazd do podgrzewaczy wody ustalić na etapie wykonawstwa z branżą!

Podłączenie centrali wentylacyjnej wg DTR urządzeń

UKŁAD SIECI TN-S

OCHRONA OD PORĄŻEŃ – SAMOCZYNNE WYŁĄCZENIE ZASILANIA

TYTUŁ RYSUNKU:		PRACOWNIA ARCHITEKTONICZNA	
Rzut przyziemia instalacja gniazd wtyczkowych		ARCHITEKTURA, URBANISTYKA, DOKŁADZTWO INWESTYCYJNE	
TEMAT:	Budowa Zespołu białk sportowych ORLIK wraz z budynkiem socjalnym oraz niezbędną infrastrukturą techniczną	MGR INŻ. ARCH. WIESŁAW MOTYL	
LOKALIZACJA:	Kotłownia ul. Marii Konopnickiej dz. nr 612 i 1300	43-400 OSTROW WIELKOPOLSKI, UL. KRÓTOSTYŃSKA 18 TEL: 62 5924200 FAX: 62 5924201 E-MAIL: p.a.arcus@osw.pl	
INWESTOR:	GMINA KOTŁOWNIA	BRANŻA: ELEKTRYCZNA	
PROJEKTANT	ul. Powstańców Wielkopolskich 3	DATA:	29.11.2010
ASYSTENT PROJEKTANTA:	HENRYK WODNICZAK	Nr przyn. do izby.	PODPIS:
	—	UAN-8386/88/86	WP/IE/5627/01
		Nr przyn. do izby.	PODPIS:
		—	—
		SKALA:	1:100
		NR RYS:	E3

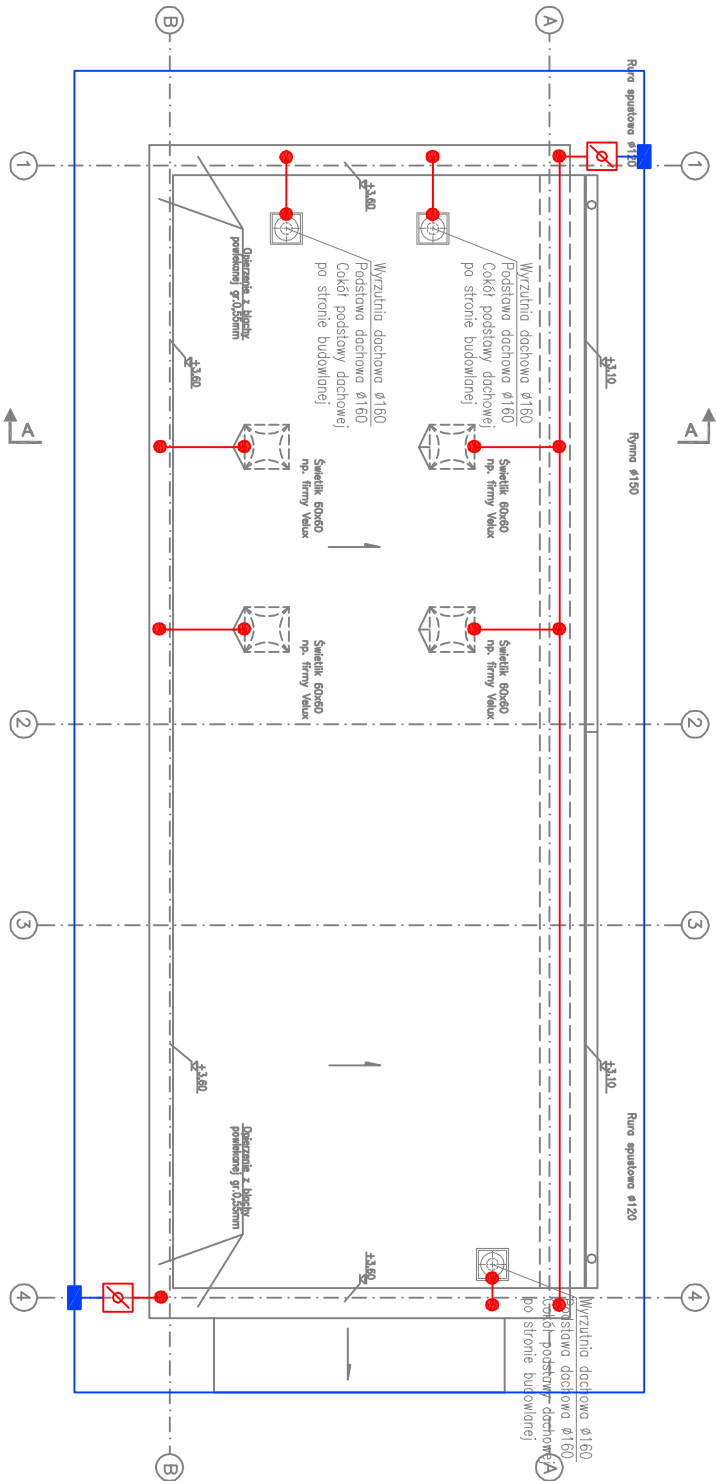

LEGENDA

- Bateria FeZn 30x4
- Drut stalowy FeZn f 8
- Połączenie skrajane
- Połączenie spawane
- ☒ Złącze kontrolne w studzience Galmar

Tytuł rysunku:		PRACOWNIA ARCHITEKTONICZNA	
Instalacja odgromowa rzut dachu		ARCHITEKTURA, URBANISTYKA, DORADZTWO INWESTYCYJNE	
TEMAT:	Budowa Zespołu białek sportowych ORLIK wraz z budynkiem socjalnym oraz niezbędną infrastrukturą techniczną	MGR INŻ. ARCH. WIESŁAW MOTYL	
LOKALIZACJA:	Kotłownia ul. Marii Konopnickiej dz. nr 612 i 1300	43-400 OSTRÓW WIELKOPOLSKI, UL. KRÓLEWSKA 18	
INWESTOR:	MIASTO KOTŁOWNIA	TEL: 62 5924200 FAX: 62 5924201 E-MAIL: p.o. arcus@ośw.pl	
PROJEKTANT	HENRYK WODNICZAK	BRANŻA:	ELEKTRYCZNA
ASYSTENT PROJEKTANTA:	—	Nr upr.	WP/IE/5627/01
		Nr przyn. do Izby	PODPIS:
			DATA: 29.11.2010
			SKALA: 1:100
			NR RYS: E 4

