


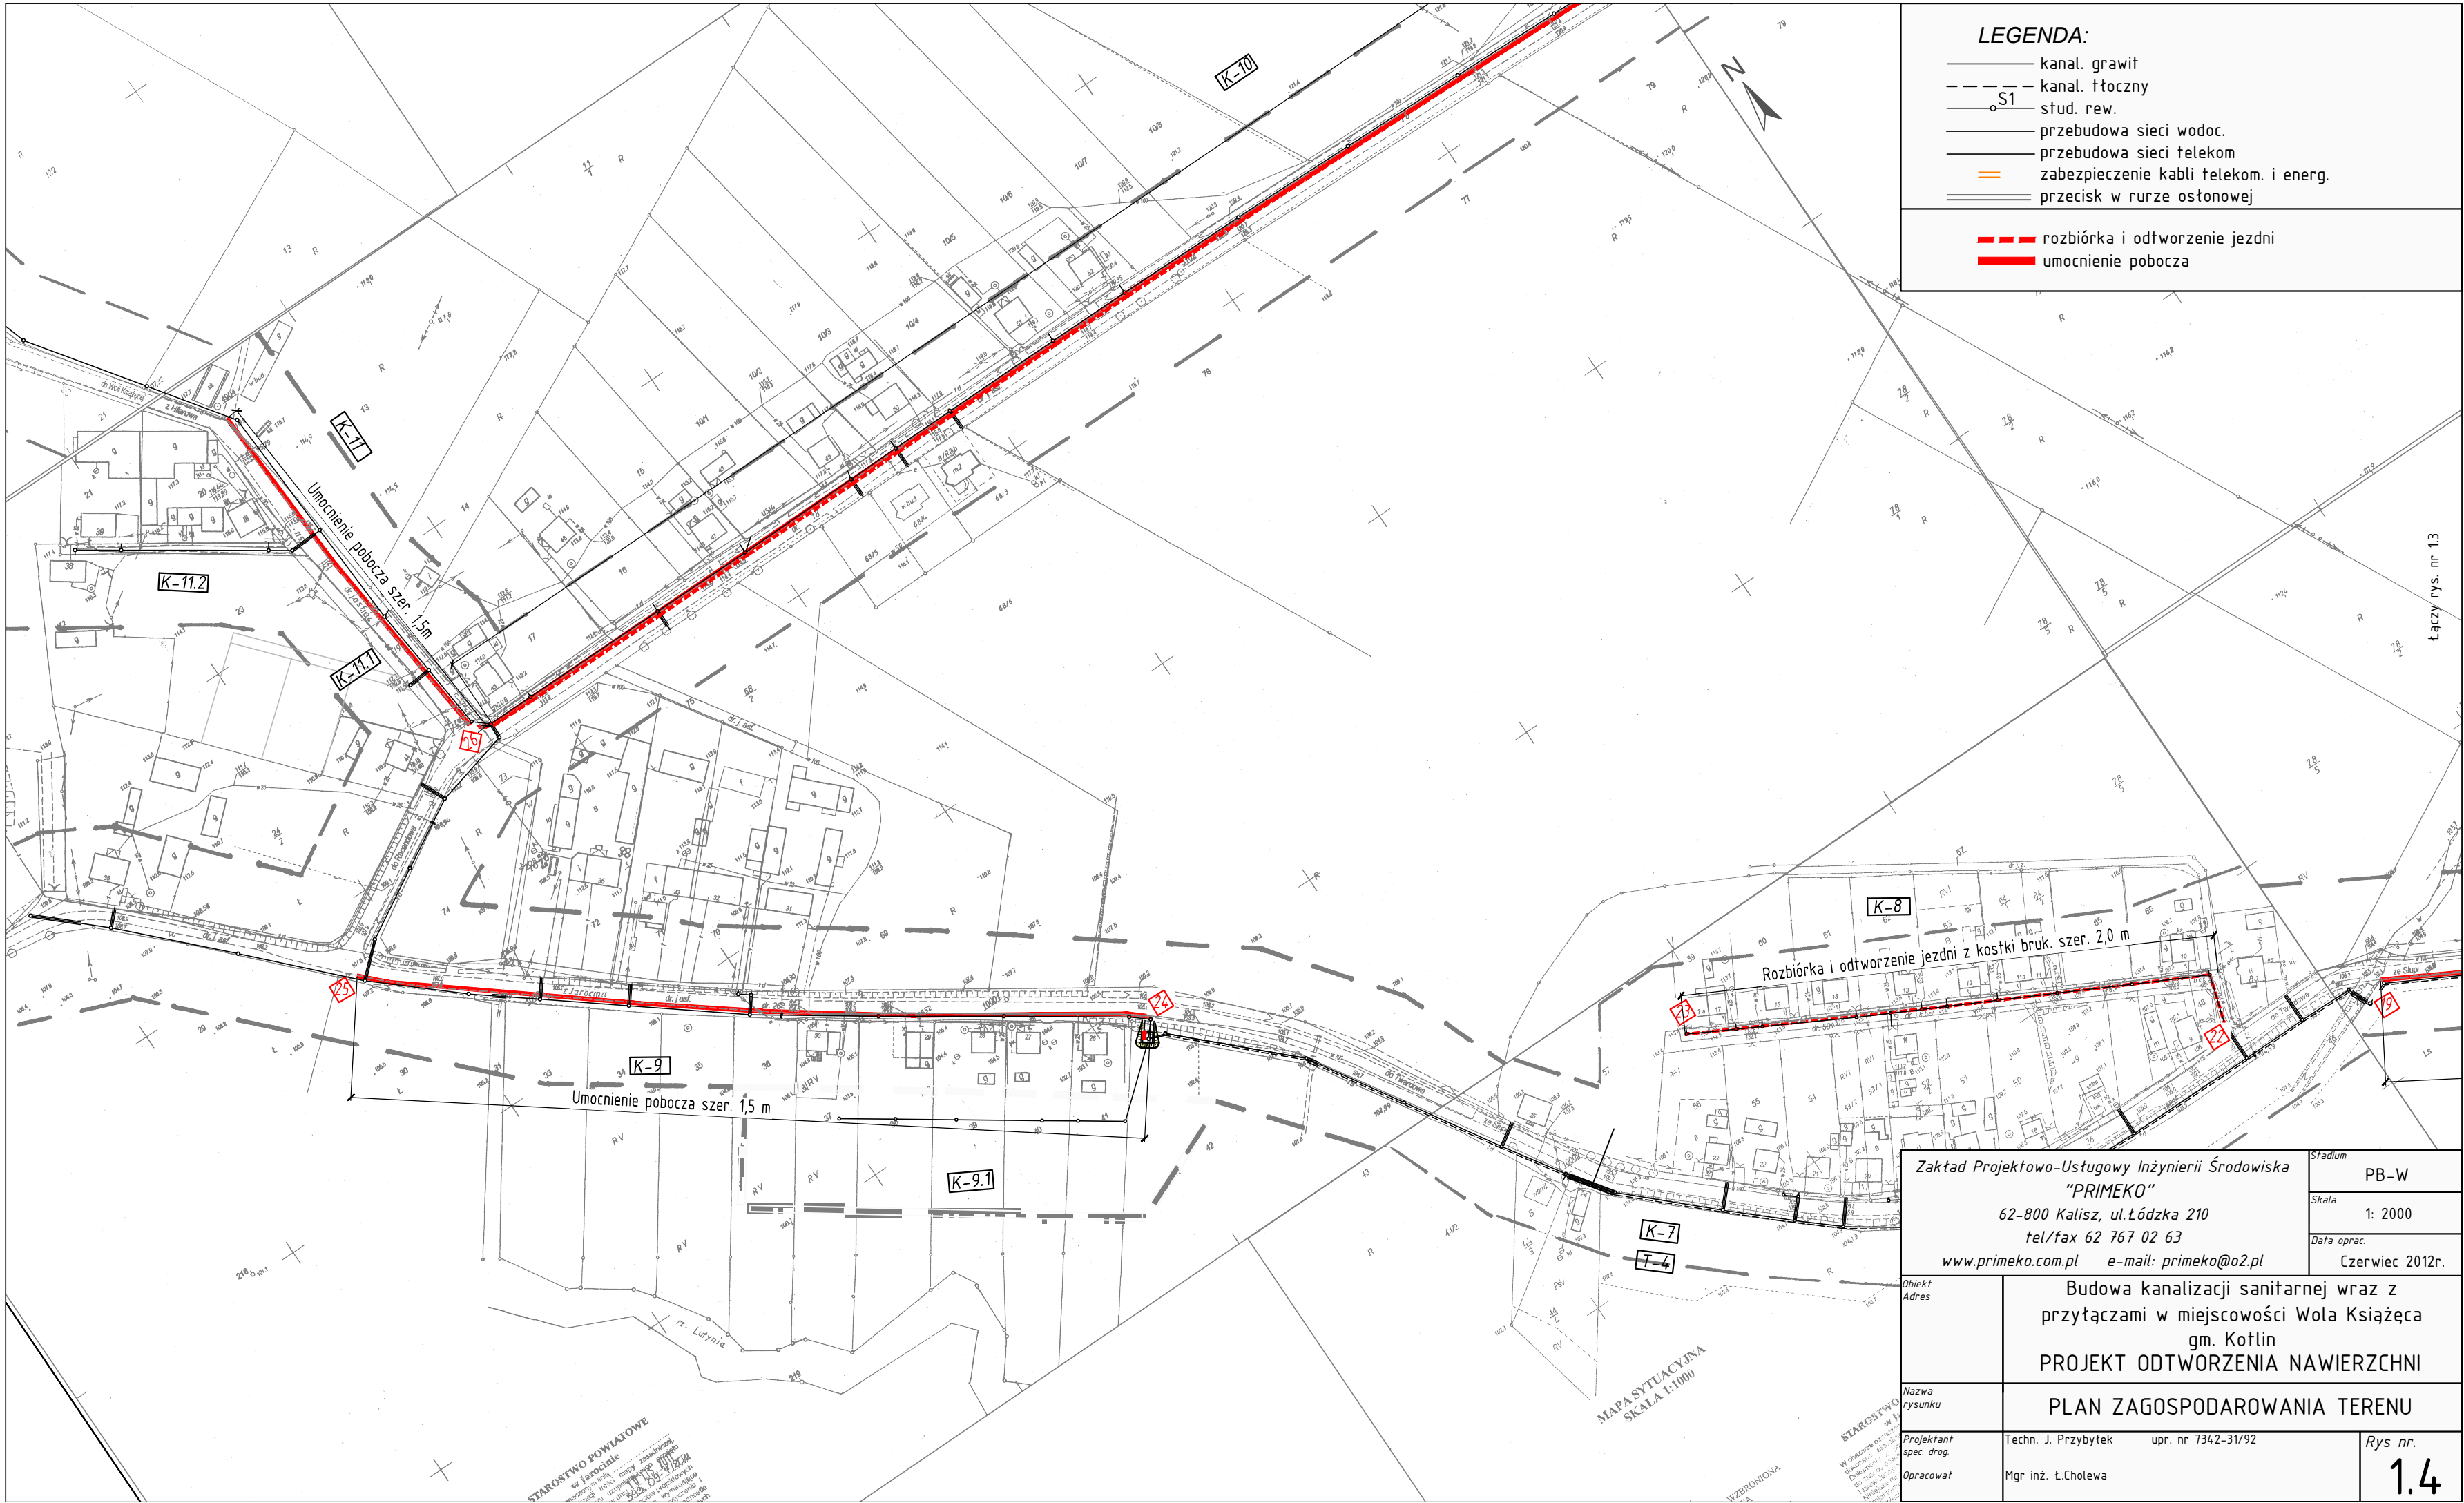

LEGENDA:

- kan. grawit
- - - kan. tłoczny
- S1 stud. rew.
- przebudowa sieci wodoc.
- przebudowa sieci telekom
- zabezpieczenie kabli telekom. i energ.
- przecisk w rurze ostonowej

- rozbiórka i odtworzenie jezdni
- umocnienie pobocza

Zakład Projektowo-Ustugowy Inżynierii Środowiska
"PRIMEKO"
62-800 Kalisz, ul. Łódzka 210
tel/fax 62 767 02 63
www.primeko.com.pl e-mail: primeko@o2.pl

Stadium
PB-W
Skala
1: 2000
Data oprac.
Czerwiec 2012r.

Budowa kanalizacji sanitarnej wraz z
przyłączami w miejscowości Wola Książęca
gm. Kotlin
PROJEKT ODTWORZENIA NAWIERZCHNI

PLAN ZAGOSPODAROWANIA TERENU

Techn. J. Przybytek upr. nr 7342-31/92
Mgr inż. Ł. Cholewa

Rys nr.
1.4