


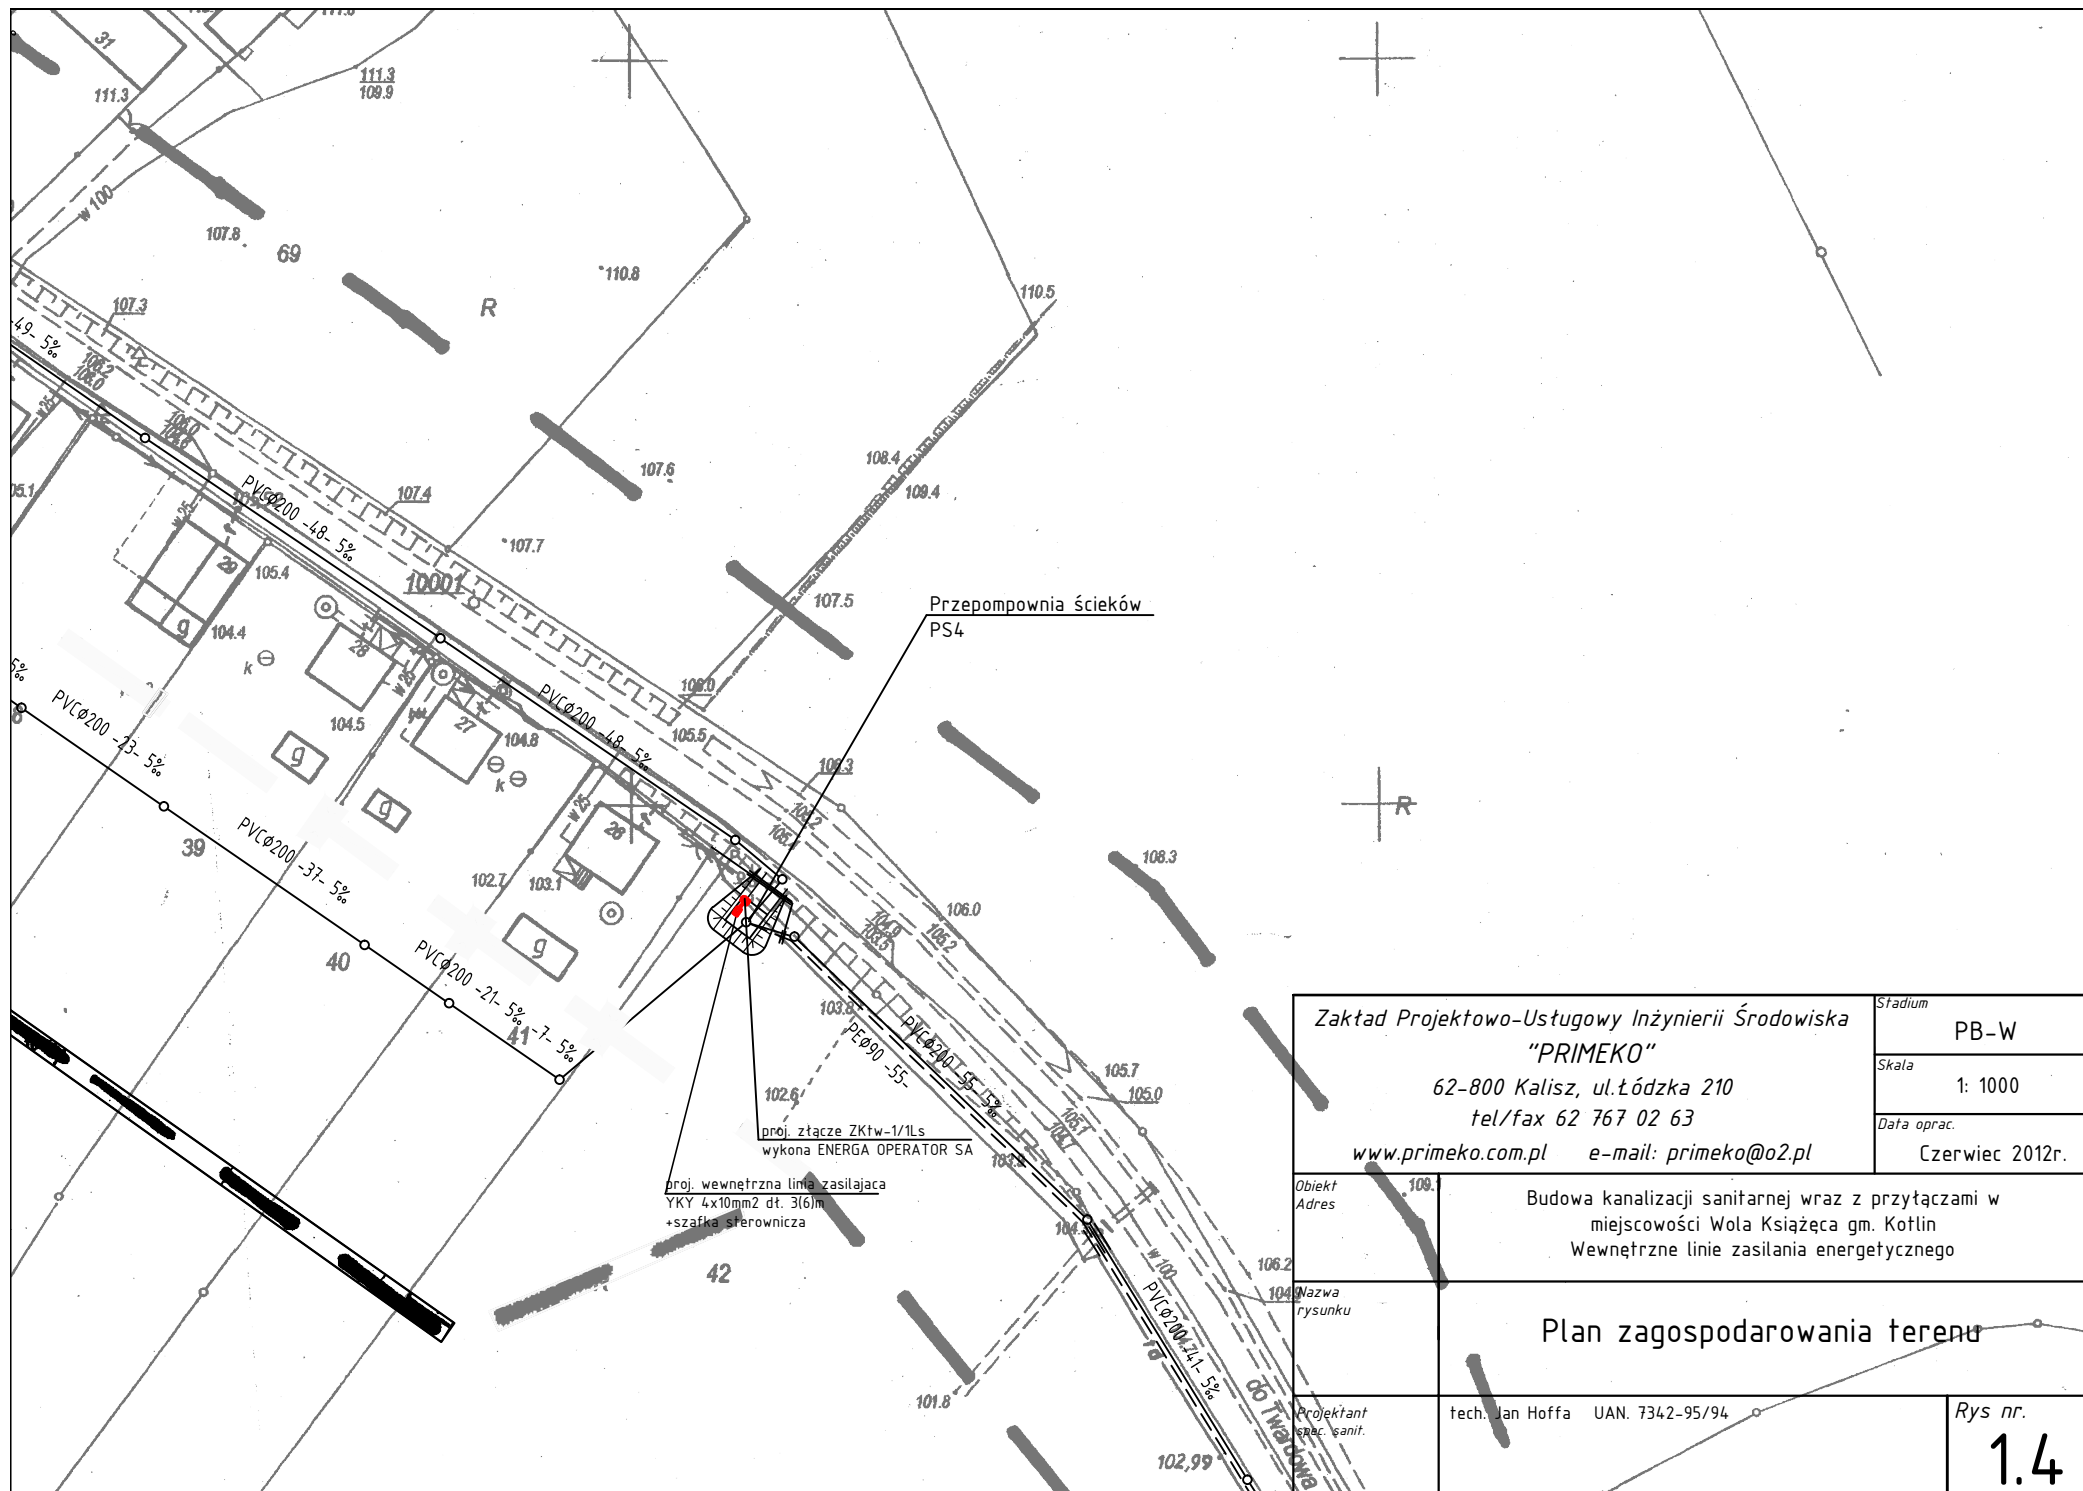

Zakład Projektowo-Usługowy Inżynierii Środowiska "PRIMEKO" 62-800 Kalisz, ul. Łódzka 210 tel/fax 62 767 02 63 www.primeko.com.pl e-mail: primeko@o2.pl		Stadium PB-W
		Skala 1: 1000
		Data oprac. Czerwiec 2012r.
Obiekt Adres	Budowa kanalizacji sanitarnej wraz z przyłączami w miejscowości Wola Książęca gm. Kotlin Wewnętrzne linie zasilania energetycznego	
Nazwa rysunku	Plan zagospodarowania terenu	
Projektant spec. sanit.	tech. Jan Hoffa UAN. 7342-95/94	Rys nr. 1.4