


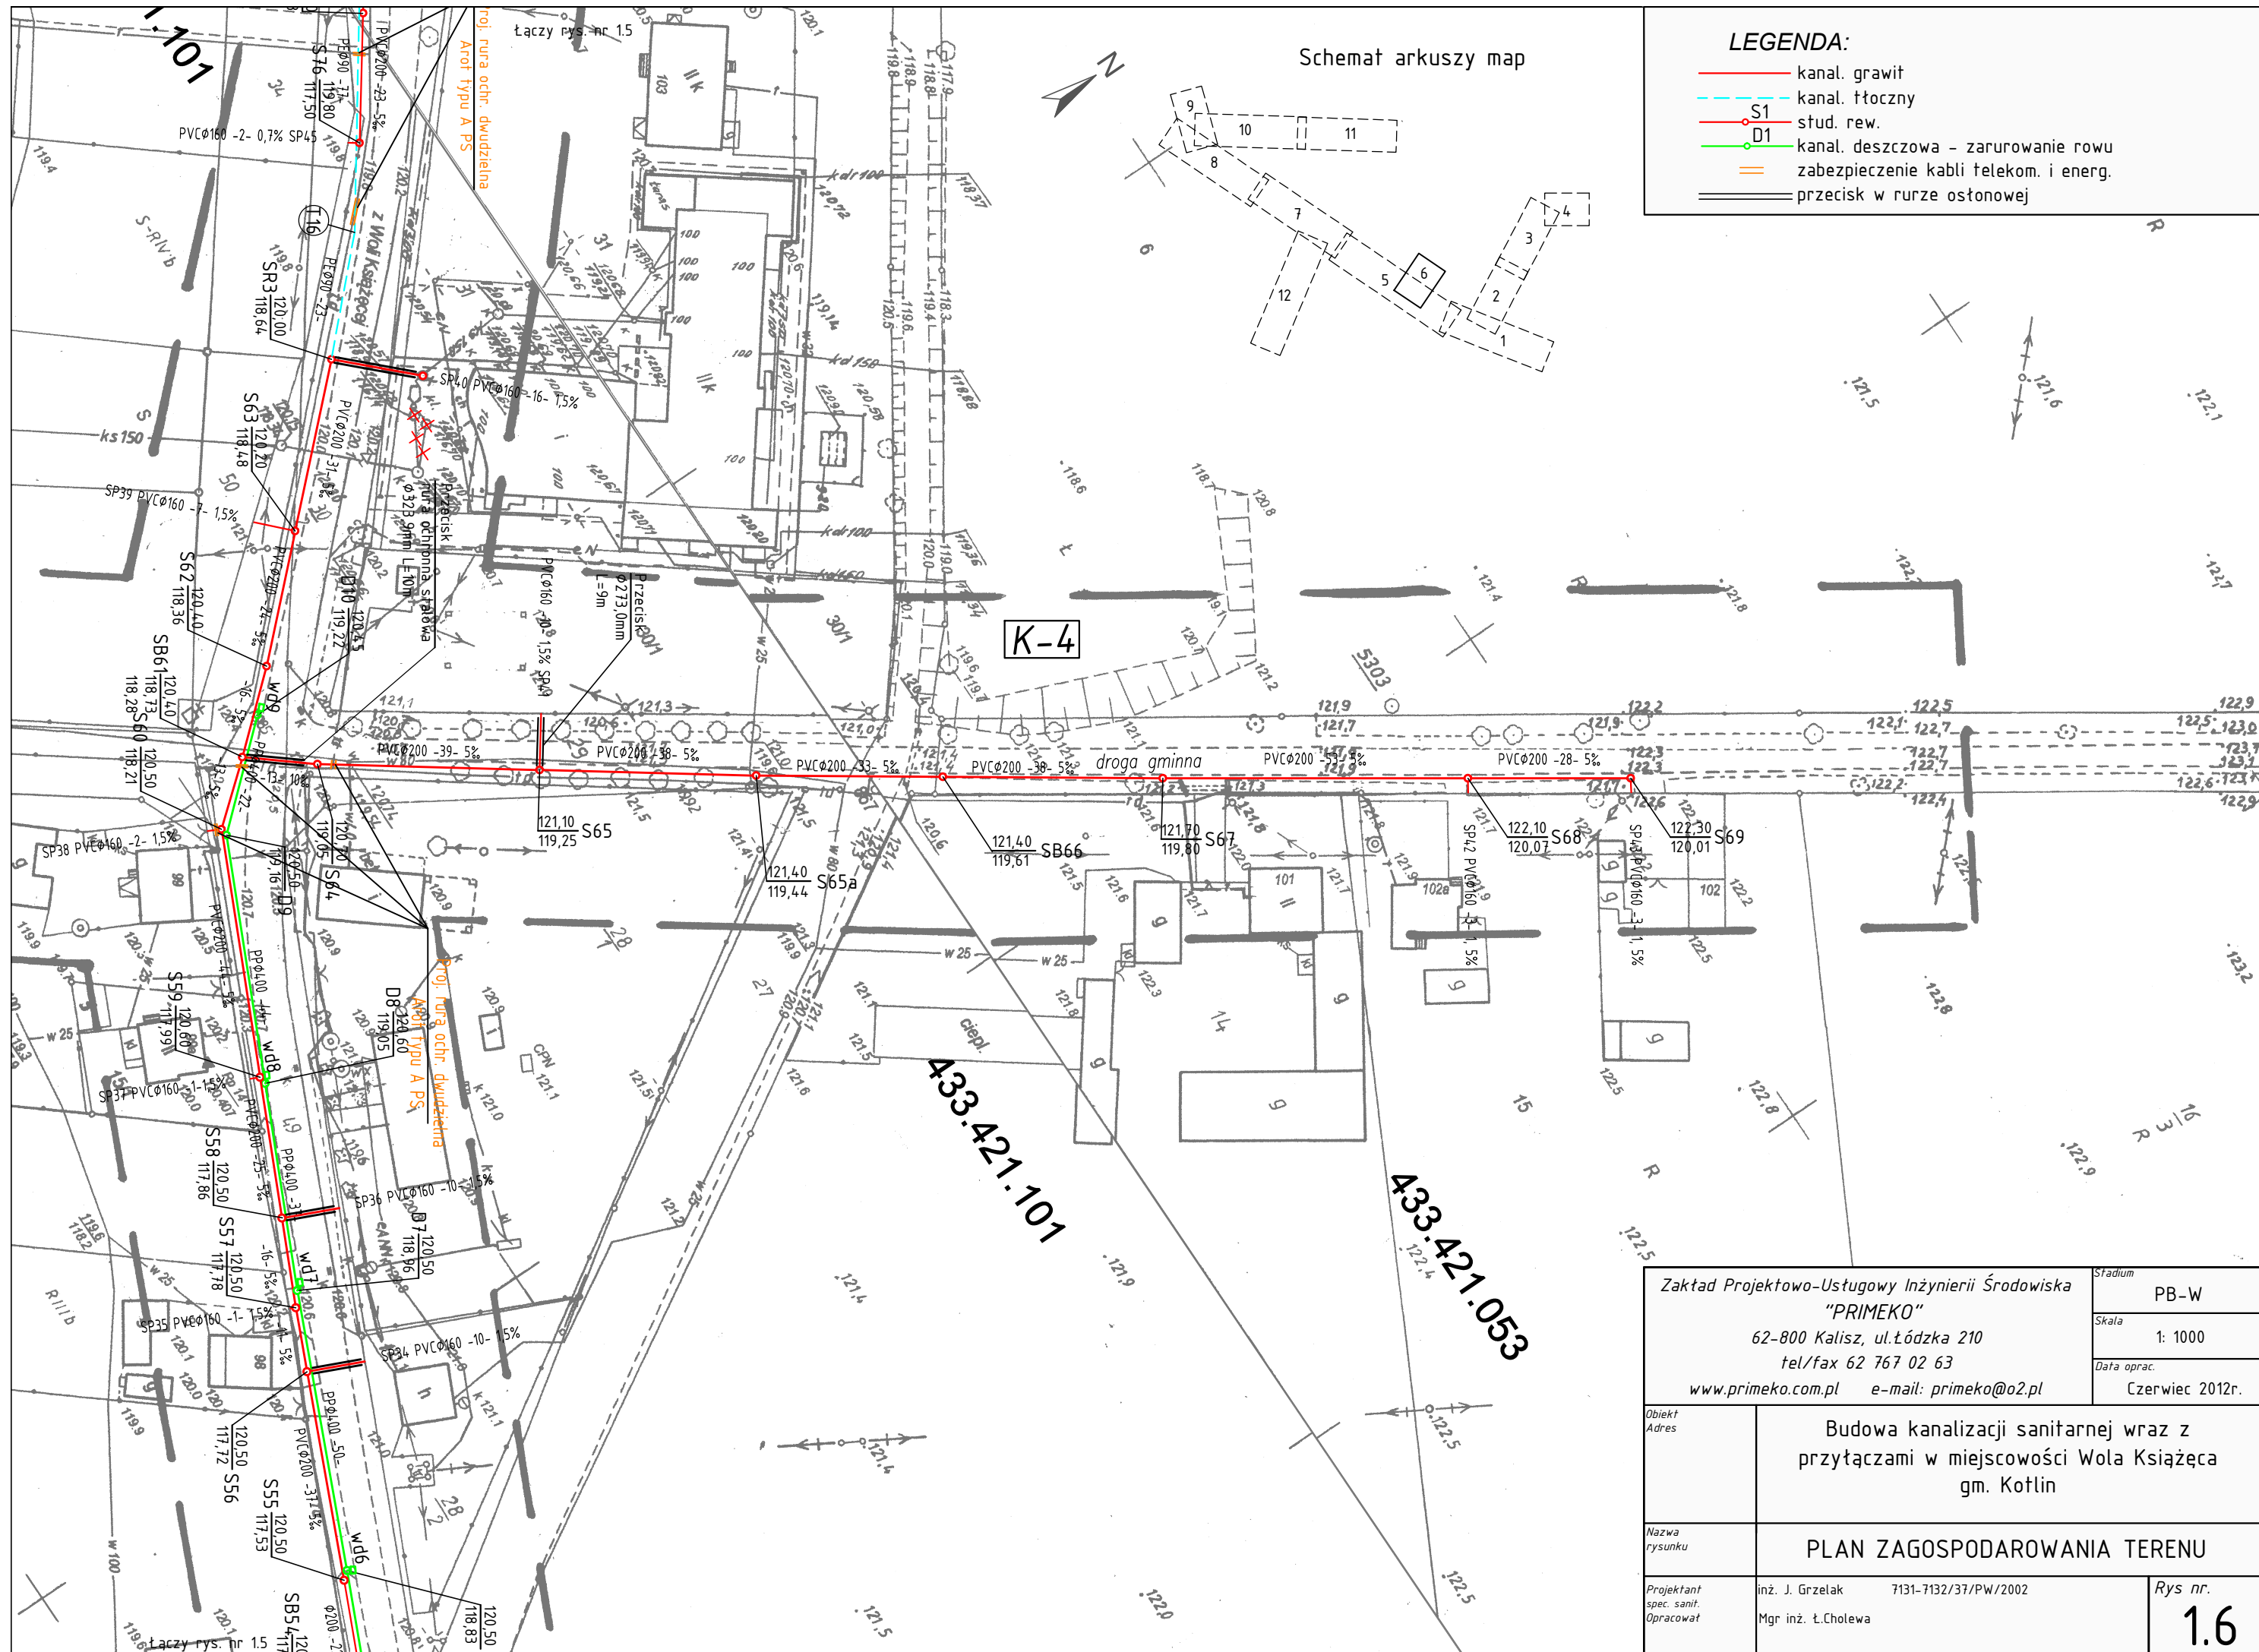

Schemat arkuszy map

LEGENDA:

- kanal. grawit
- kanal. tłoczny
- stud. rew.
- kanal. deszczowa - zarurowanie rowu
- zabezpieczenie kabli telekom. i energ.
- przecisk w rurze osłonowej

Zakład Projektowo-Usługowy Inżynierii Środowiska
"PRIMEKO"
 62-800 Kalisz, ul. Łódzka 210
 tel/fax 62 767 02 63
 www.primeko.com.pl e-mail: primeko@o2.pl

Stadium
 PB-W
 Skala
 1: 1000
 Data oprac.
 Czerwiec 2012r.

Obiekt
 Adres

Budowa kanalizacji sanitarnej wraz z przyłączami w miejscowości Wola Książęca gm. Kotlin

Nazwa
 rysunku

PLAN ZAGOSPODAROWANIA TERENU

Projektant
 spec. sanit.
 Opracował

inż. J. Grzelak 7131-7132/37/PW/2002
 Mgr inż. Ł. Cholewa

Rys nr.
1.6