


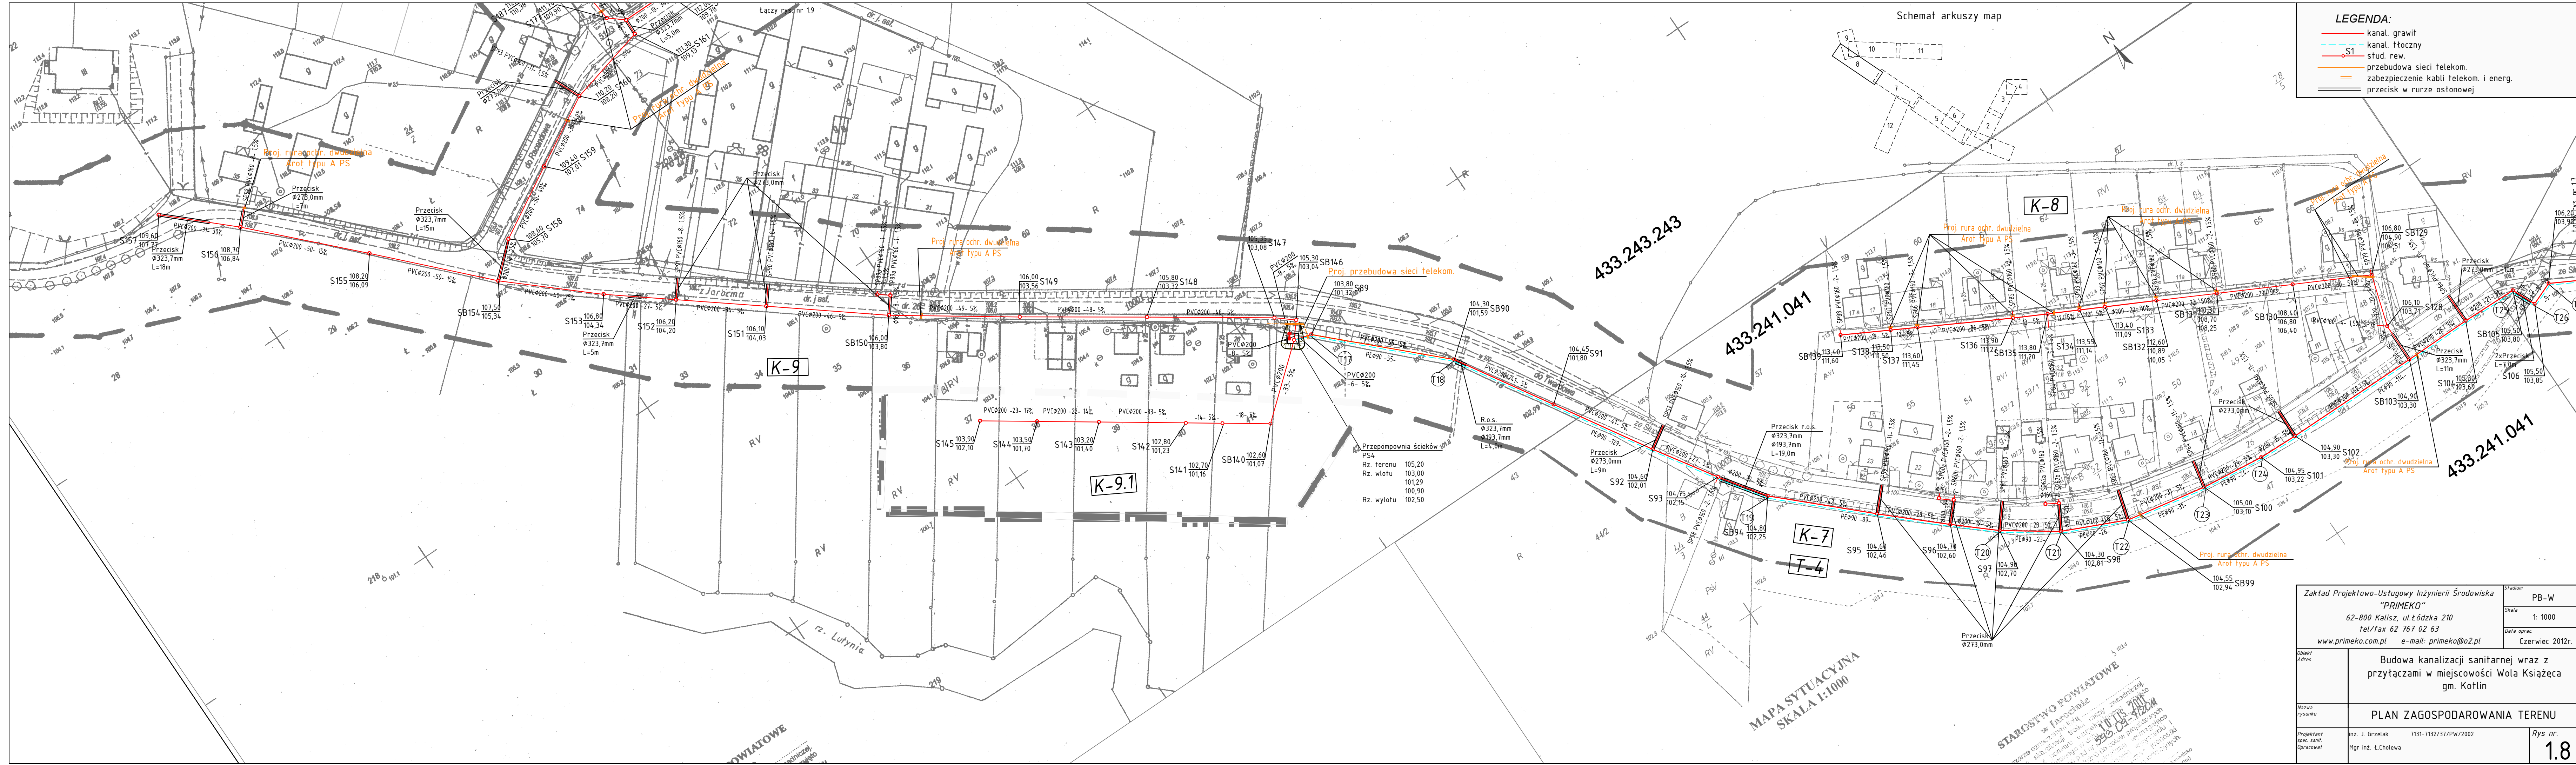

- LEGENDA:**
- kanal. grawit
 - kanal. floaty
 - stud. rew.
 - przebudowa sieci telekom.
 - zabezpieczenie kabli telekom. i energ.
 - przecisk w murze ostonowej

Zakład Projektowo-Usługowy Inżynierii Środowiska "PRIMEKO" 62-800 Kalisz, ul. Łódzka 210 tel/fax 62 767 02 63 www.primeko.com.pl e-mail: primeko@o2.pl		Stadium PB-W Skala 1: 1000 Data oprac. Czerwiec 2012r.
Obiekt Adres	Budowa kanalizacji sanitarnej wraz z przyłączami w miejscowości Wola Książęca gm. Kotlin	
Nazwa Rysunku	PLAN ZAGOSPODAROWANIA TERENU	
Projektant spec. sanit. Opracował	inż. J. Grzelak 7131-7132/37/PW/2002 Mgr inż. Ł. Cholewa	Rys nr. 1.8