


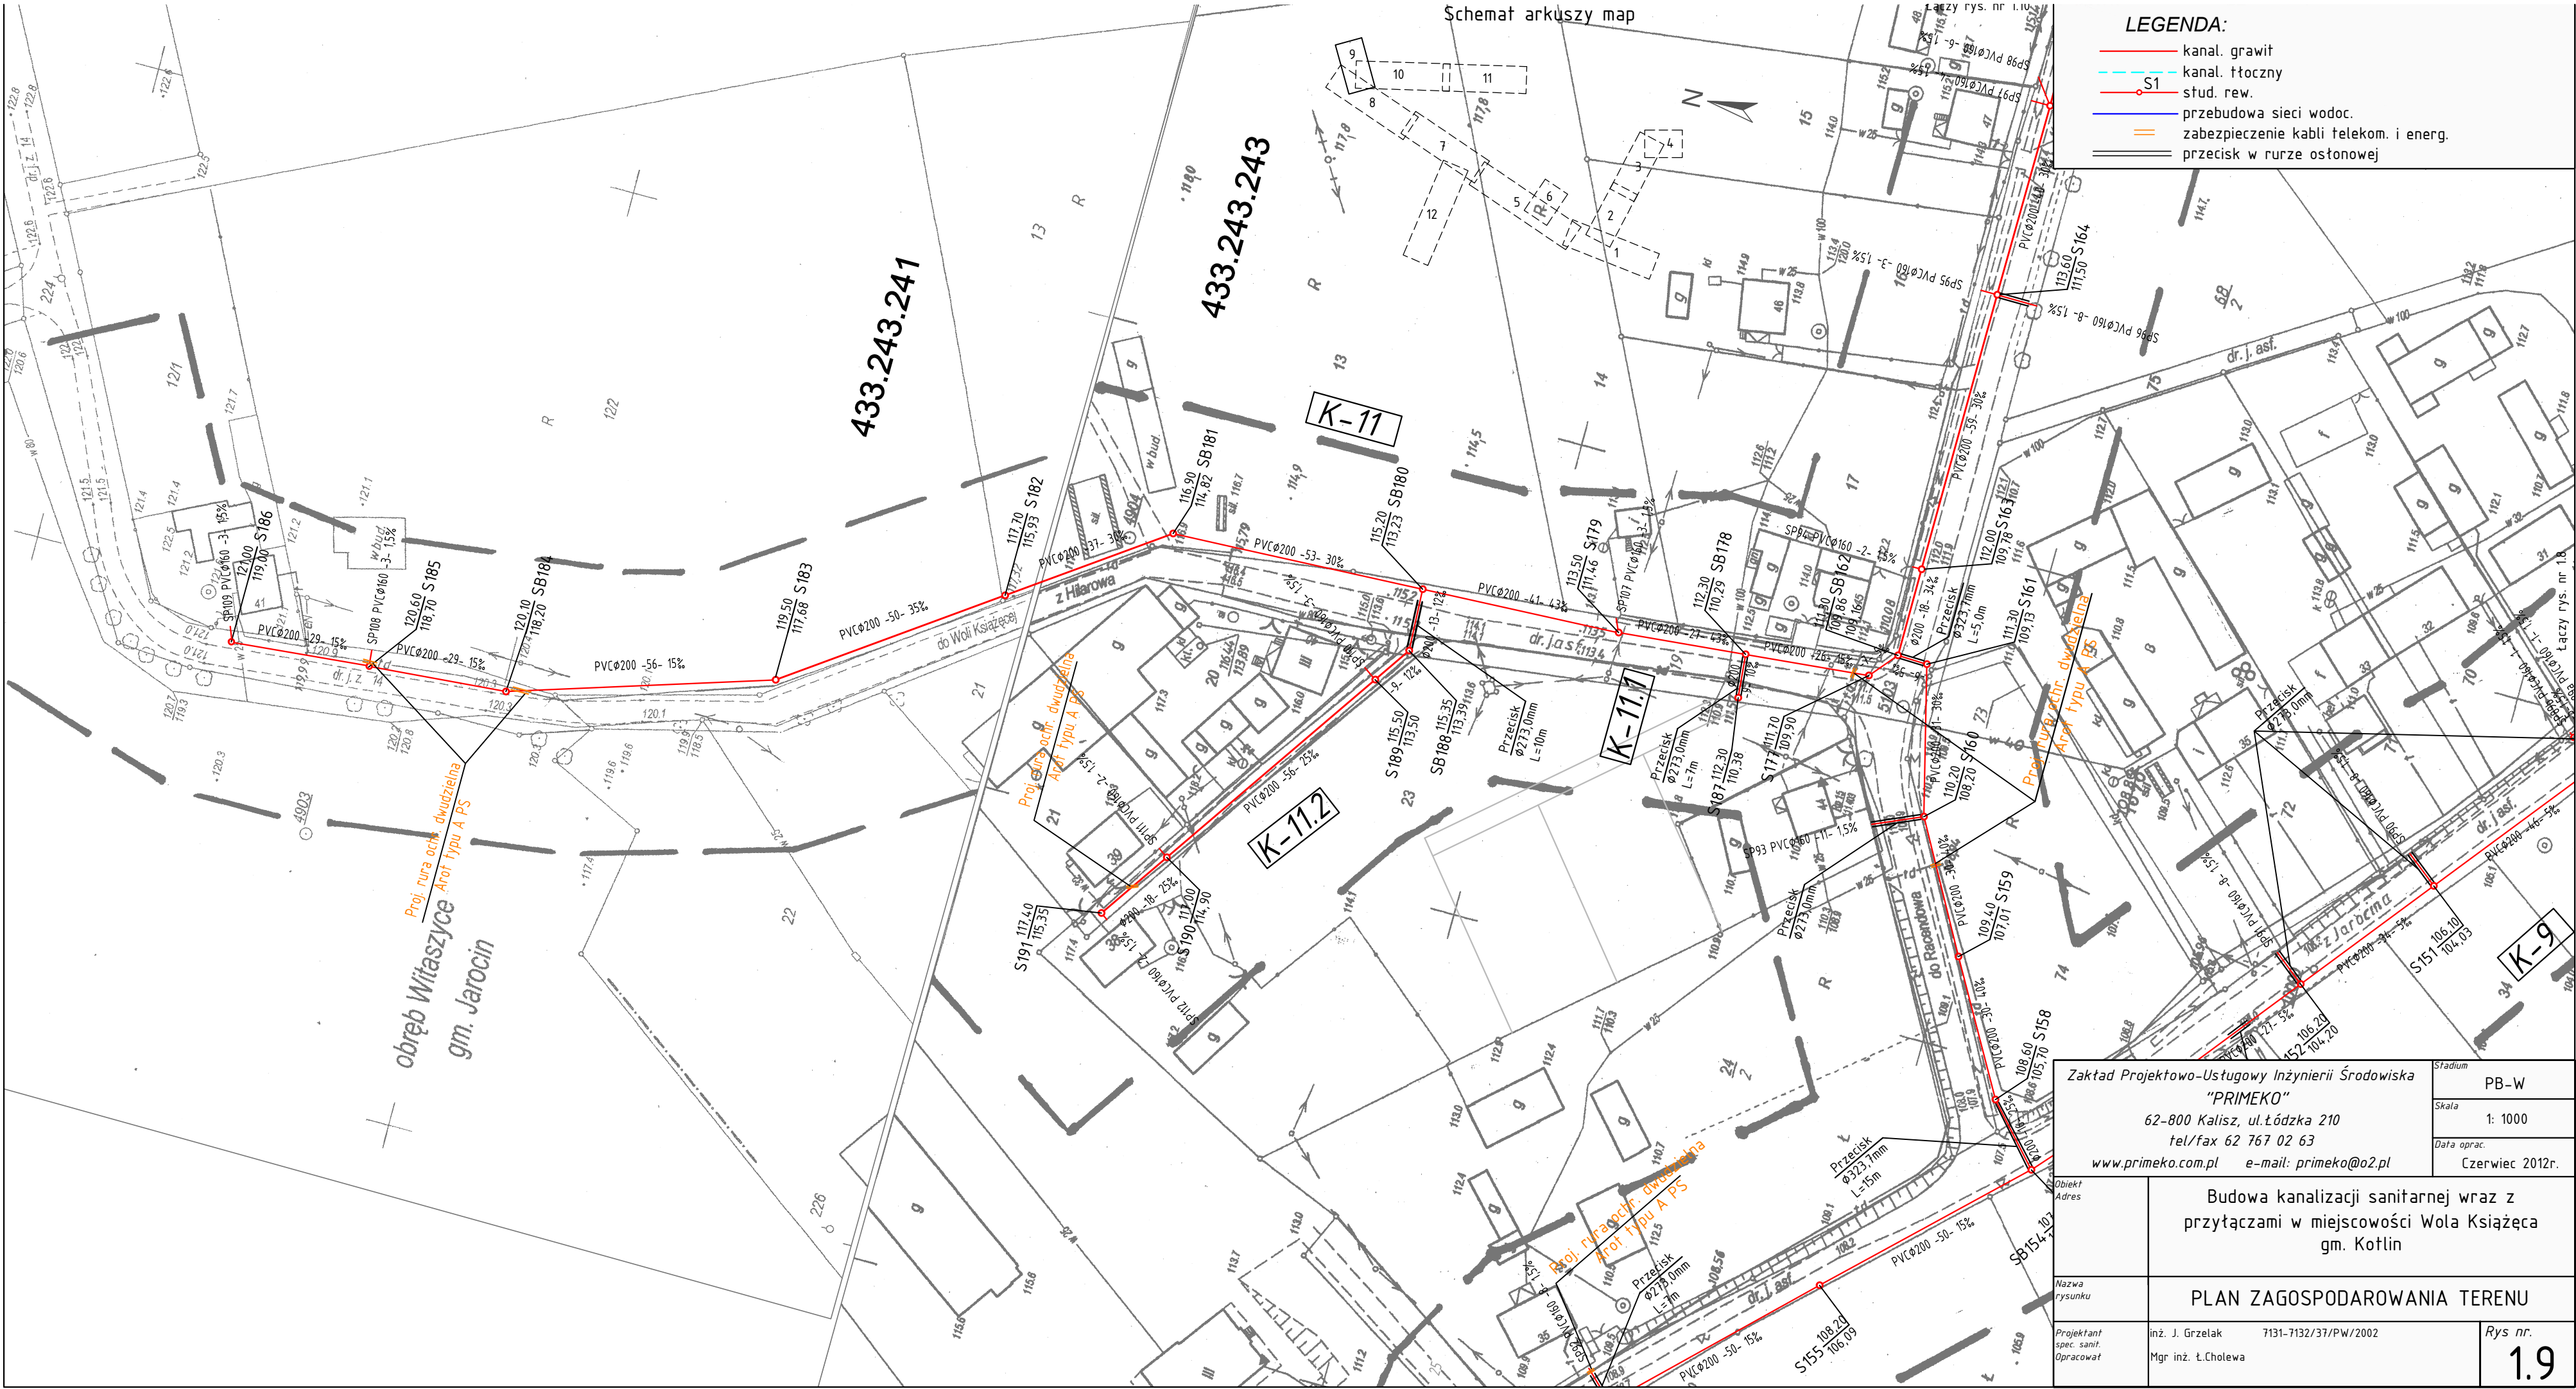

Schemat arkuszy map

- LEGENDA:**
- kanal. grawit
 - kanal. tłoczny
 - S1 stud. rew.
 - przebudowa sieci wodoc.
 - zabezpieczenie kabli telekom. i energ.
 - przecisk w rurze ostonowej

obręb Witaszyce
gm. Jarocin

Zakład Projektowo-Ustugowy Inżynierii Środowiska "PRIMEKO" 62-800 Kalisz, ul.Łódzka 210 tel/fax 62 767 02 63 www.primeko.com.pl e-mail: primeko@o2.pl		Stadium PB-W
		Skala 1: 1000
		Data oprac. Czerwiec 2012r.
Obiekt Adres	Budowa kanalizacji sanitarnej wraz z przytączniami w miejscowości Wola Książęca gm. Kotlin	
Nazwa rysunku	PLAN ZAGOSPODAROWANIA TERENU	
Projektant spec. sanit. Opracował	inż. J. Grzelak 7131-7132/37/PW/2002 Mgr inż. Ł.Cholewa	Rys nr. 1.9