


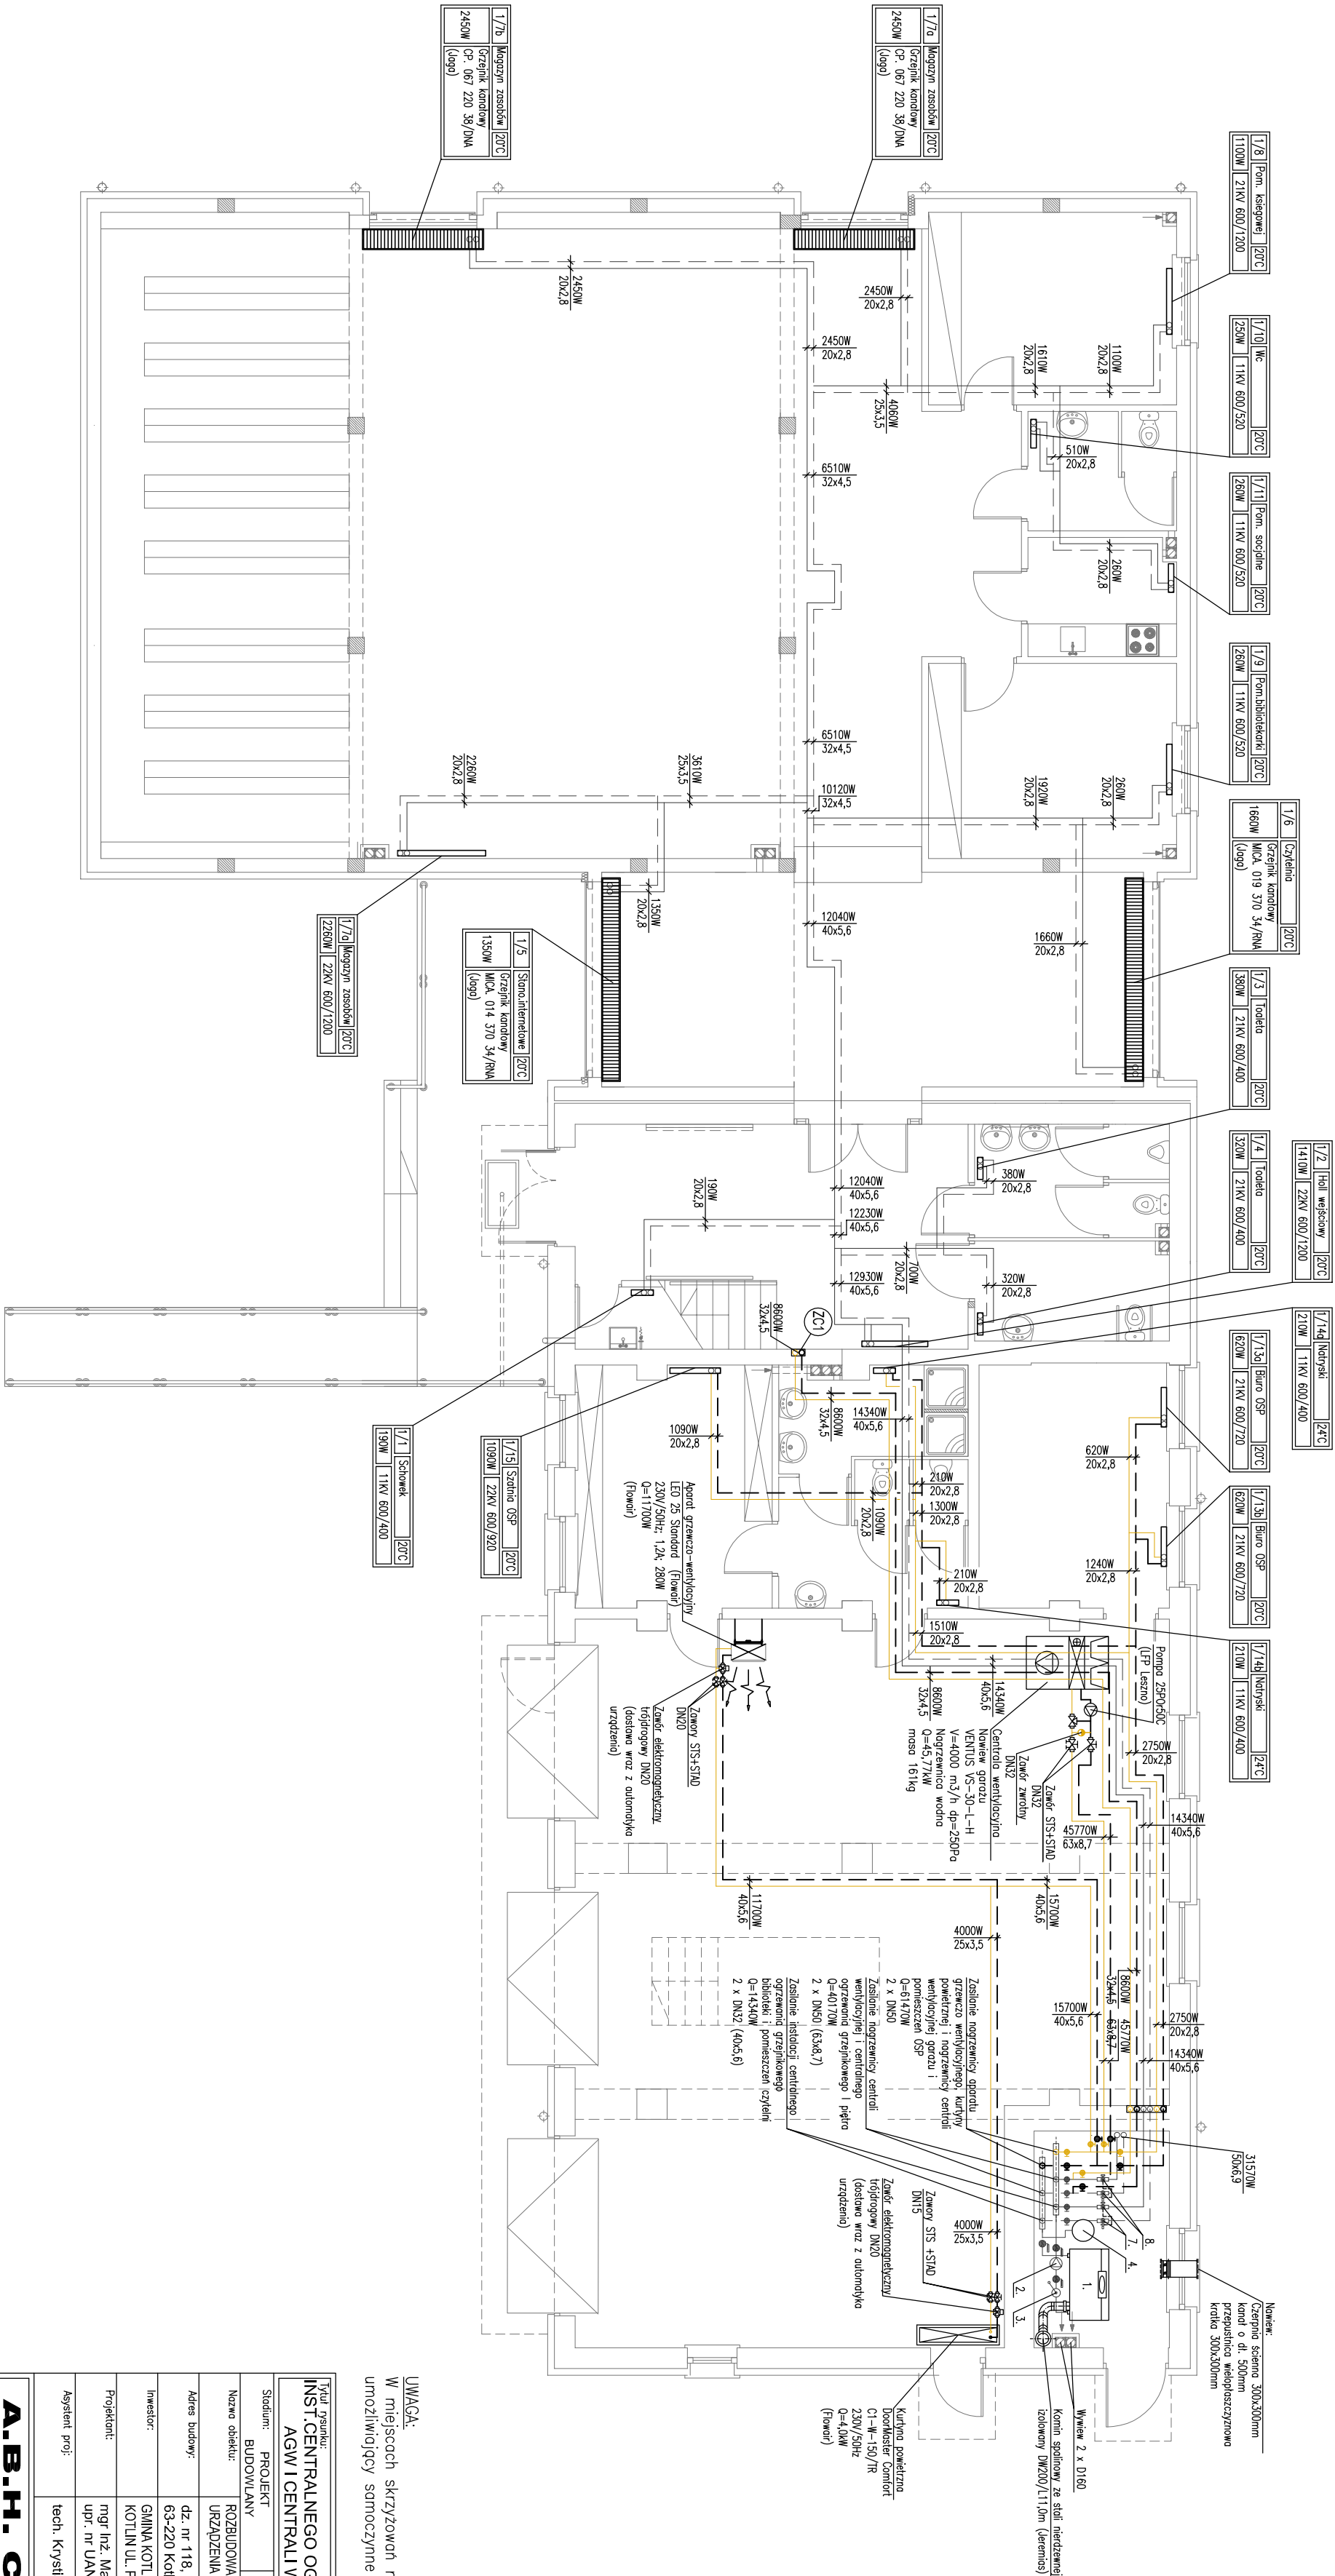

UWAGA:
W miejscach skrzyżowań rurociągi ułożyć w sposób umożliwiający samoczynne odpowietrzenie instalacji.

Tytuł projektu: INST. CENTRALNEGO OGRZEWANIA, ZASILANIA NAGRZEWNICZY AGW I CENTRALI WENTYLACYJNEJ - RZUT PARTERU				Skala: 1:100	
Stadium: PROJEKT		Branża: SANITARNA		Data: grudzień 2011 r.	
Nazwa obiektu: BUDOWLANA		Nazwa obiektu: ROZBUDOWA I PRZEBUDOWA ISTNIEJĄCEGO DOMU STRAŻAKA CELEM URZĄDZENIA DOMU KULTURY Z BIBLIOTEKĄ		Nr projektu:	
Adres budowy: dz. nr 118, 120, 123, 125, 128; sekcja 2B - Kołfin		Inwestor: GMINA KOŁFIN		Podpis:	
Projektant: mgr inż. Maciej Cyba upr. nr UAN 7342-3/94		Asystent proj.: tech. Krystian Kodermba		Podpis:	
A.B.H. CYBA pracownia projektowa		Rys nr: CO1			