


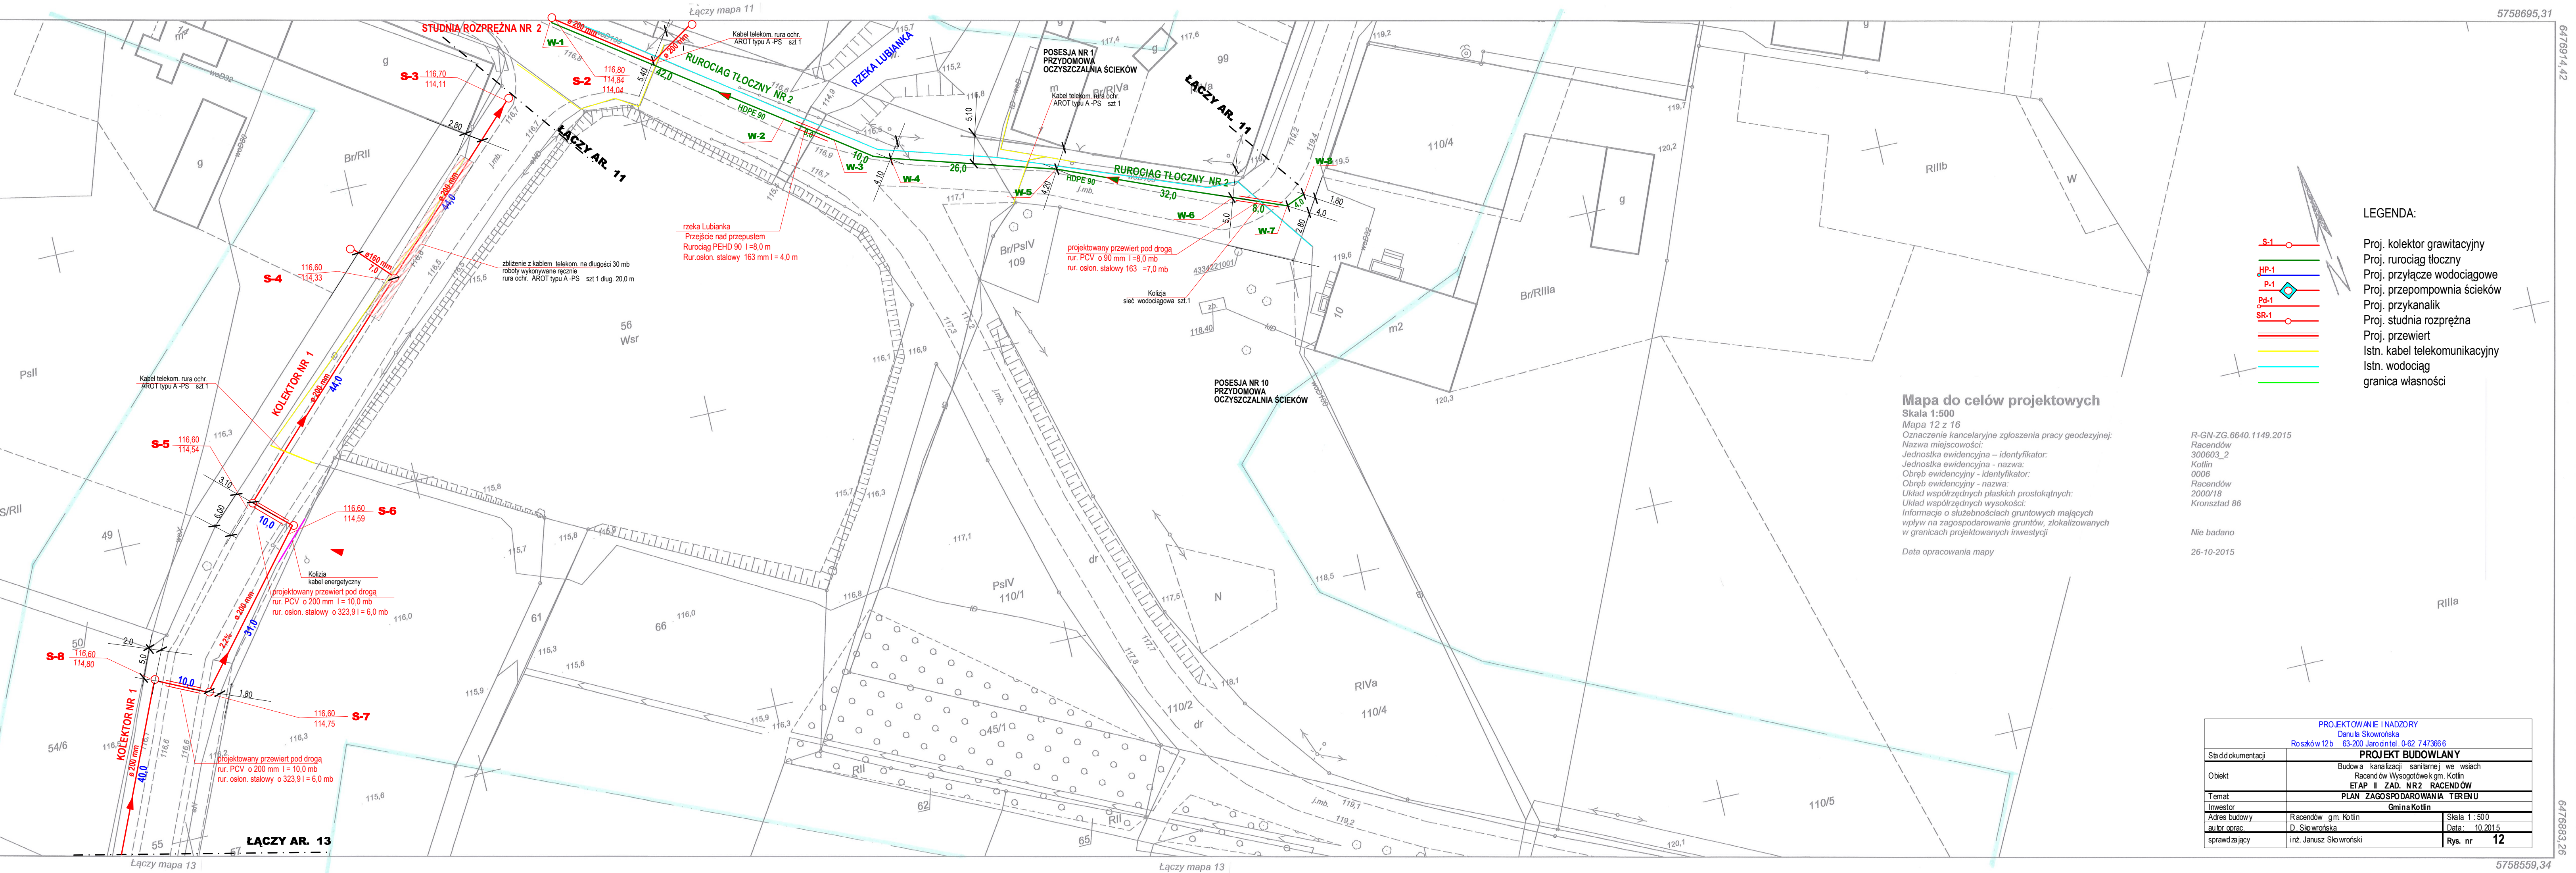

LEGENDA:

- Proj. kolektor grawitacyjny
- Proj. rurociąg tłoczny
- Proj. przyłącze wodociągowe
- Proj. przepompownia ścieków
- Proj. przykanalik
- Proj. studnia rozprężna
- Proj. przewiert
- Istn. kabel telekomunikacyjny
- Istn. wodociąg
- granica własności

Mapa do celów projektowych

Skala 1:500
Mapa 12 z 16
Oznaczenie kancelaryjne zgłoszenia pracy geodezyjnej:
Nazwa miejscowości:
Jednostka ewidencyjna - identyfikator:
Jednostka ewidencyjna - nazwa:
Obręb ewidencyjny - identyfikator:
Obręb ewidencyjny - nazwa:
Układ współrzędnych płaskich prostokątnych:
Informacje o służebnościach gruntowych mających
wpływ na zagospodarowanie gruntów, zlokalizowanych
w granicach projektowanych inwestycji
Data opracowania mapy

R-GN-ZG.6640.1149.2015
Racendów
300603_2
Kotlin
0006
Racendów
2000/18
Kronszlad 86

Nie badano
26-10-2015

PROJEKTOWANIE I NADZORY Danuta Skowrońska Roszków 12b 63-200 Jarocin tel. 0-62 747366 6		
Stan dokumentacji	PROJEKT BUDOWLANY	
Objekt	Budowa kanalizacji sanitarnej we wsiach Racendów i Wysogotów k.gm. Kotlin ETAP I ZAD. NR2 RACENDÓW	
Temat	PLAN ZAGOSPODAROWANIA TERENU	
Inwestor	Gmina Kotlin	
Adres budowy	Racendów gm. Kotlin	Skala 1:500
autor oprac.	D. Skowrońska	Data: 10.2015
sprawdzający	inż. Janusz Skowroński	Rys. nr 12