




-  – zasilanie instalacji centralnego ogrzewania
-  – zasilanie instalacji nagrzewnic central wentylacyjnych
-  – zasilanie instalacji wody lodowej
-  – grzejnik stalowy płytowy

JWAGA:

instalacje prowadzić w sposób umożliwiający samoczynne odpowietrzenie instalacji.

Na etapie budowy należy przeanalizować możliwość przejścia rurociągów pod klatką schodową do piwnicy

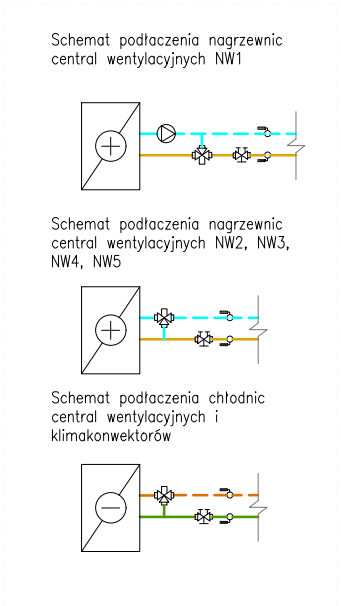

TYTUŁ RYSUNKU: INSTALACJA C.O. I CHŁODU		PRACOWNIA ARCHITEKTONICZNA ARCHITEKTURA, URBANISTYKA, DORADZTWO INWESTYCYJNE MGR INŻ. ARCH. WIESŁAW MOTYL 63-400 OSTRÓW WIELKOPOLSKI, UL. KROTOSZYŃSKA 18 TEL: 62 5924200 FAX: 62 5924201 E-MAIL: pa_arcus@osw.pl		
RZUT PIWNICY				
TEMAT:	ROZBUDOWA I PRZEBUDOWA BUDYNKU URZĘDU GMINY W KOTLINIE	PROJEKT BUDOWLANY-AKTUALIZACJA		
LOKALIZACJA:	KOTLIN, ul. POWSTAŃCÓW WIELKOPOLSKICH 1 dz. nr 128, 125			
INWESTOR:	GMINA KOTLIN 63-220 KOTLIN, ul. POWSTAŃCÓW WIELKOPOLSKICH 1	BRANŻA: INSTALACJE SANITARNE	DATA: 15.11.2017r.	SKALA: 1:100
PROJEKTANT:	MGR INŻ. MACIEJ CYBA specjalność instalacje sanitarne	Nr upr. UAN 7342-3/94	Nr przyn. do izby. WKP/IS/0274/03	PODPIS:
SPRAWDZAJACY:	MGR INŻ. BARTOSZ CYBA specjalność instalacje sanitarne	Nr upr. WKP/0345/P00S/12	Nr przyn. do izby. WKP/IS/0102/13	PODPIS:
ASYSTENT PROJEKTANTA:	MGR INŻ. JAKUB SZULC	Nr upr. -	Nr przyn. do izby. -	PODPIS:
		NR RYS: CO1		