

433.423.094

1:1000

K.0.10-9/99

MAPA SYTUACYJNO-WYSOKOSCIOWA


Zakazana w r. 1998 przez
geodetę uprawnionego Konrada Wojtyszaka

Nr ks. rob. 17/98 G.00.719/98

Nakładki Tematyczne	

1 wieś Wilcza
2 wieś Wilczyniec

433423/03

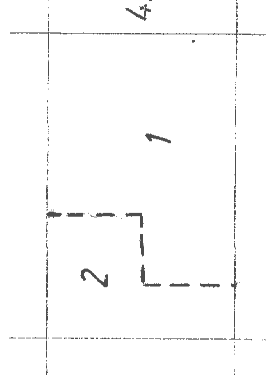


Zaktualizował w sierpniu 2009 r.
Krzysztof Liberek Dz. 1538/2009

SEKRET
KRZYSZTOF LIBEREK
ul. Świerczka 3, 63-200 Janczy
tel. (042) 747 4113
NIP 631303222
K. Liberek

DYREKTOR
inż. Krzysztof Sobczak

POWIATOWY OŚRODEK DOKUMENTACJI
GEODEZYJNEJ I KARTOGRAFICZNEJ
w Janczynie
W oparciu o dane z mapy zasadniczej
i mapy sytuacyjno-wysokosciowej
dokumenty z pomiaru uzupełniającego
do zasobu powiatowego w dniu 13.03.2009
Niniejsza mapa może służyć do celów projektowych
Projektowana obiekty, budowlane, wynagrodzenia
inwentaryzacji, powiększenia, przez jednostkę
uprawnioną do geodezyjnych prac geodezyjnych
Janczy, dn. 1.6.2009
Lp. 1538/2009
Lp. 1538/2009

- LEGENDA:
- Sieć kanalizacyjna grawitacyjna
 - Sieć kanalizacyjna ciśnieniowa
 - Sieć wodociągowa
 - Kabel energetyczny
 - Kabel telekomunikacyjny
 - Sieć gazowa
 - S-3 Studnia kanalizacyjna - kontrolna
 - S-4 Studnia kanalizacyjna rozróżna
 - S-5 Studnia kanalizacyjna przyłączeniowa
 - P-1 Przepompownia ścieków

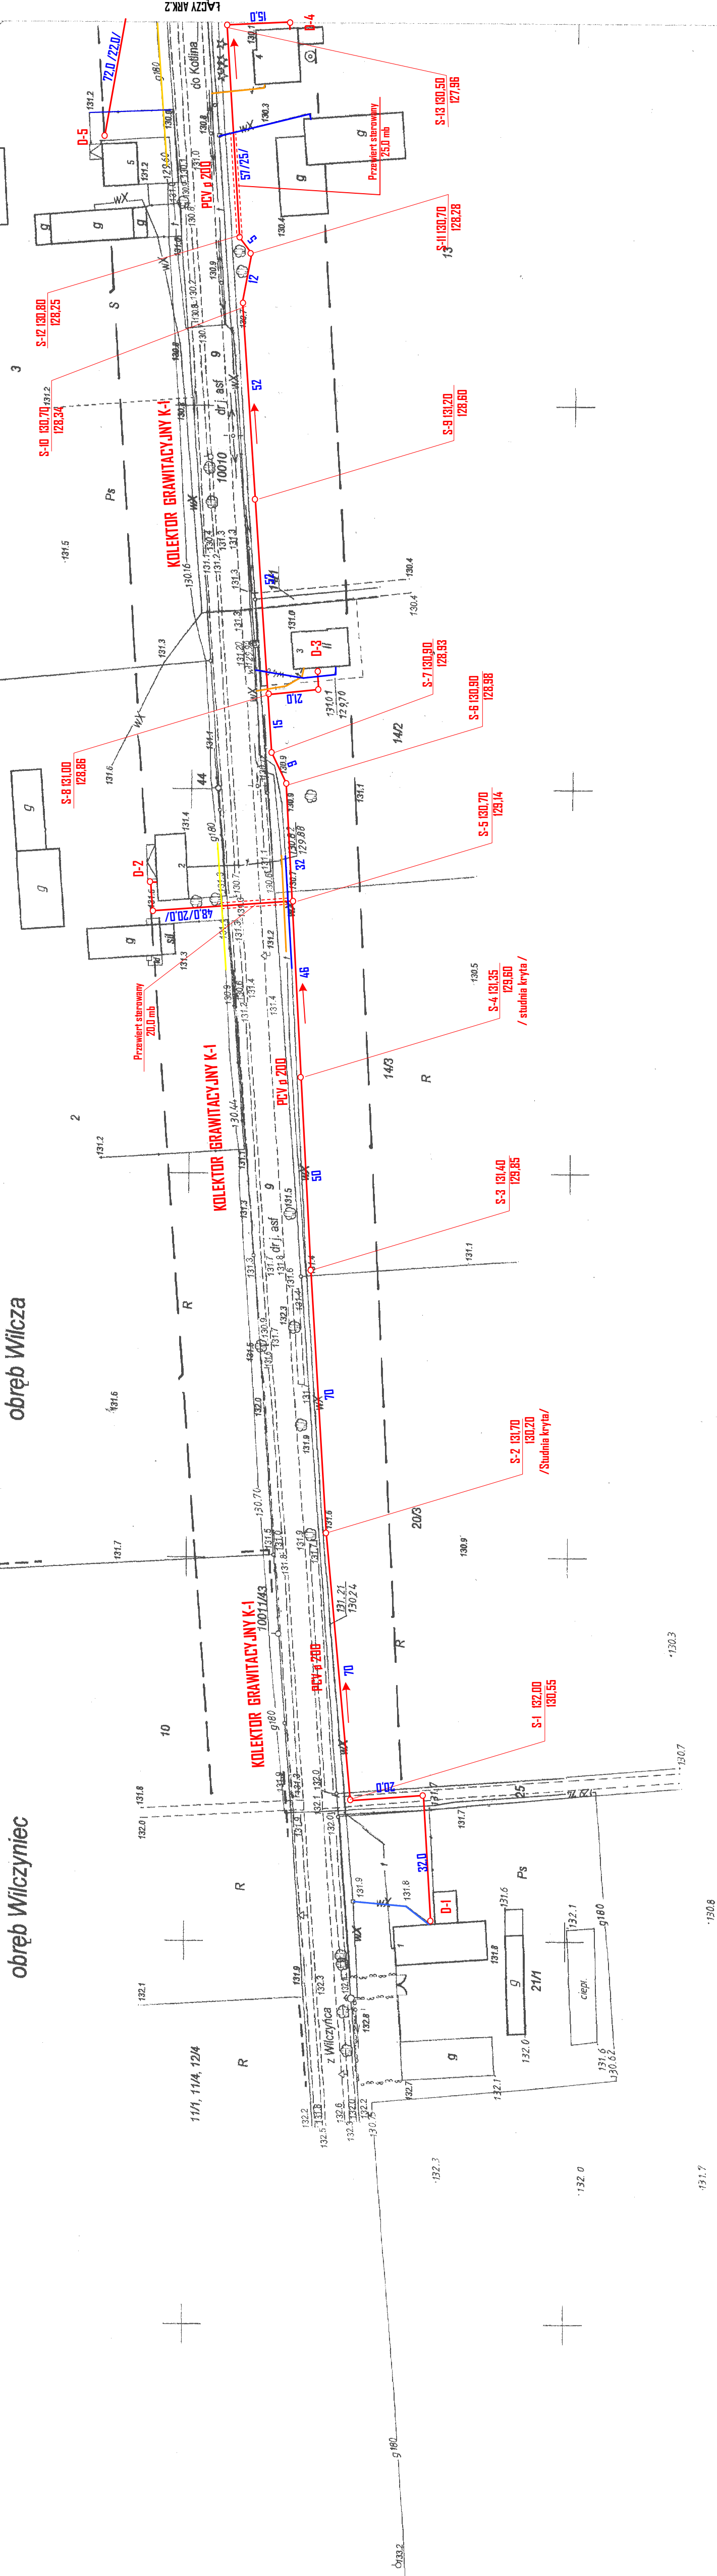

INWESTOR	
Starostwo Powiatowe w Janczynie	
Kanalizacja sanitarna z przyłączami domowymi w m. Wilcza Gm. Kotlin	
INWESTOR	
Gmina Kotlin	
ul. Powstańców Włk 3	
PLAN ZAGOSPODAROWANIA TERENU	
Projektant	
mgr inż. B. Białas	
Upr. nr 7392/92/93	
Skala 1:1000	
Data 12.2009	
Sprawdzający	
inż. J. Skowroniak	
Upr. Nr 7342/86-92	
Rys. nr	