


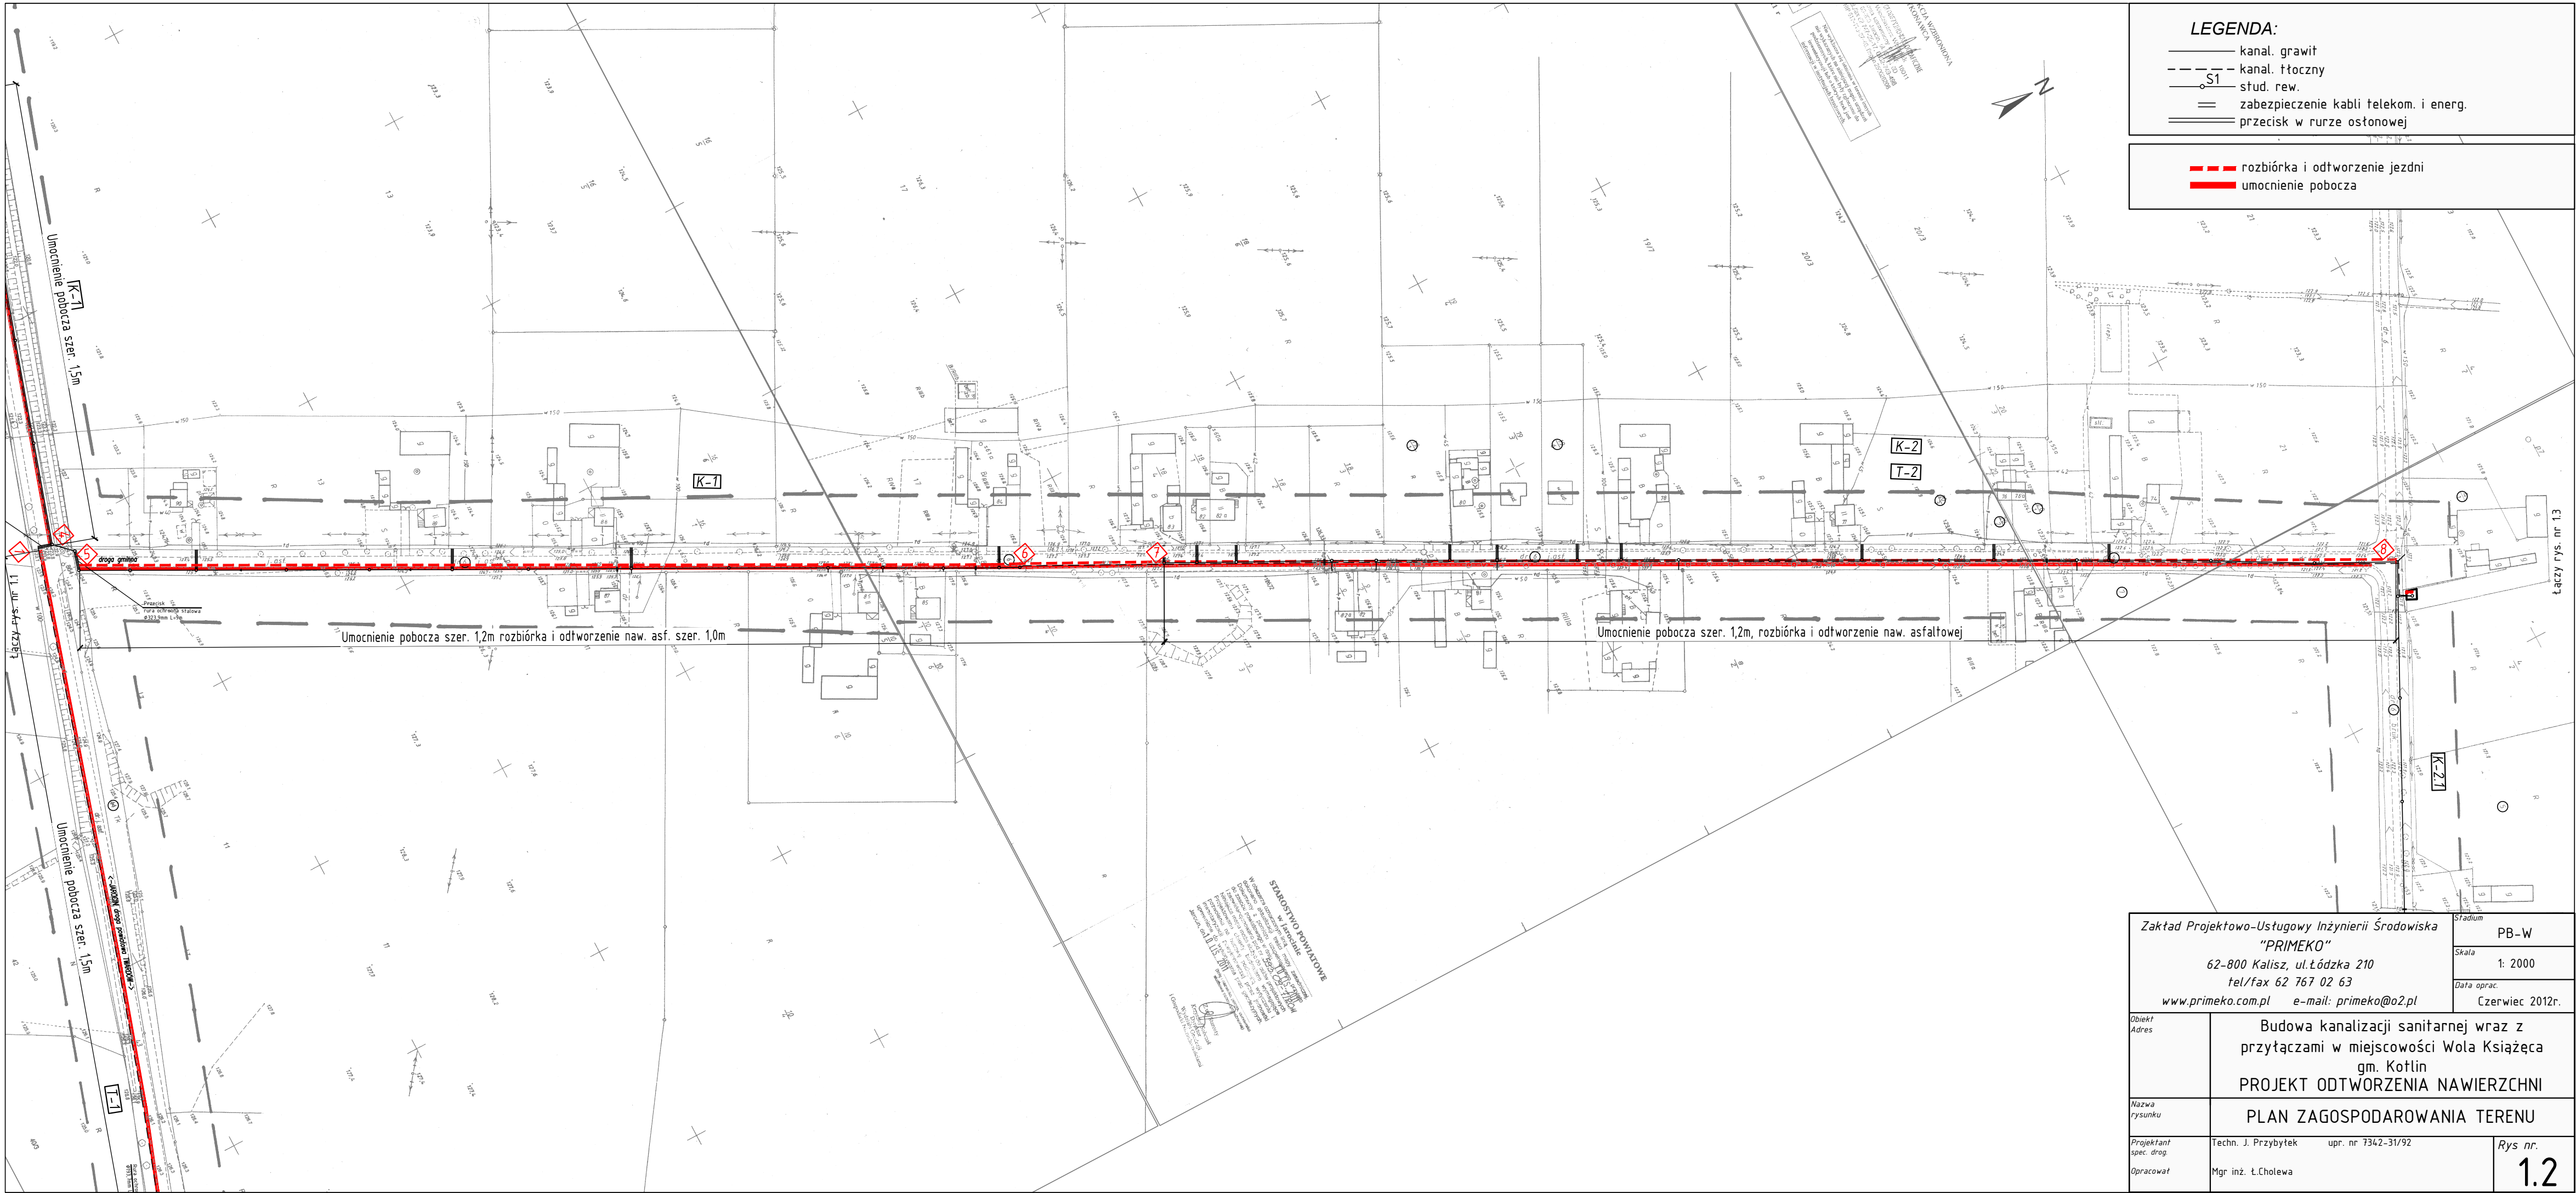

LEGENDA:

- kan. grawit
- - - kan. tłoczny
- S1 stud. rew.
- == zabezpieczenie kabli telekom. i energ.
- == przecisk w rurze ostonowej

- rozbiórka i odtworzenie jezdni
- umocnienie pobocza

Zakład Projektowo-Usługowy Inżynierii Środowiska "PRIMEKO" 62-800 Kalisz, ul. Łódzka 210 tel/fax 62 767 02 63 www.primeko.com.pl e-mail: primeko@o2.pl			Stadium PB-W
			Skala 1: 2000
			Data oprac. Czerwiec 2012r.
Obiekt Adres	Budowa kanalizacji sanitarnej wraz z przyłączami w miejscowości Wola Książęca gm. Kotlin PROJEKT ODTWORZENIA NAWIERZCHNI		
Nazwa rysunku	PLAN ZAGOSPODAROWANIA TERENU		
Projektant spec. drog	Techn. J. Przybytek	upr. nr 7342-31/92	Rys nr. 1.2
Opracował	Mgr inż. t.Cholewa		