


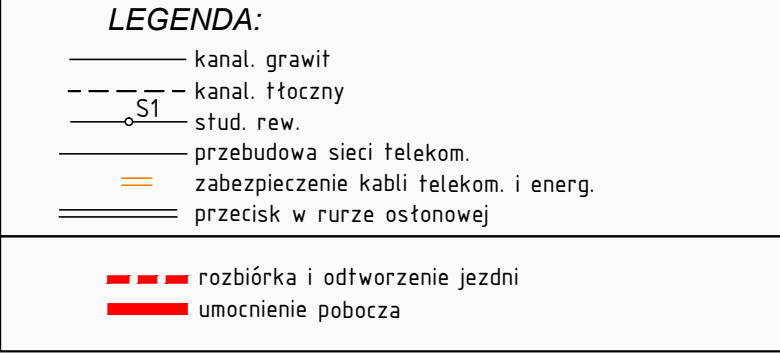

Zakład Projektowo-Ustugowy Inzynierii Środowiska "PRIMEKO" 62-800 Kalisz, ul.Łódzka 210 tel/fax 62 767 02 63 www.primeko.com.pl e-mail: primeko@o2.pl		Stadium PB-W Skala 1: 2000 Data oprac. Czerwiec 2012r.
Objekt Adres	Budowa kanalizacji sanitarnej wraz z przytaczami w miejscowości Wola Książęca gm. Kotlin PROJEKT ODTWORZENIA NAWIERZCHNI	
Nazwa rysunku	PLAN ZAGOSPODAROWANIA TERENU	
Projektant spec. drog.	Tech. J. Przybytek upr. nr 7342-31/92	Rys. nr.
Opracował	Mgr inż. Ł. Cholewa	1.5