


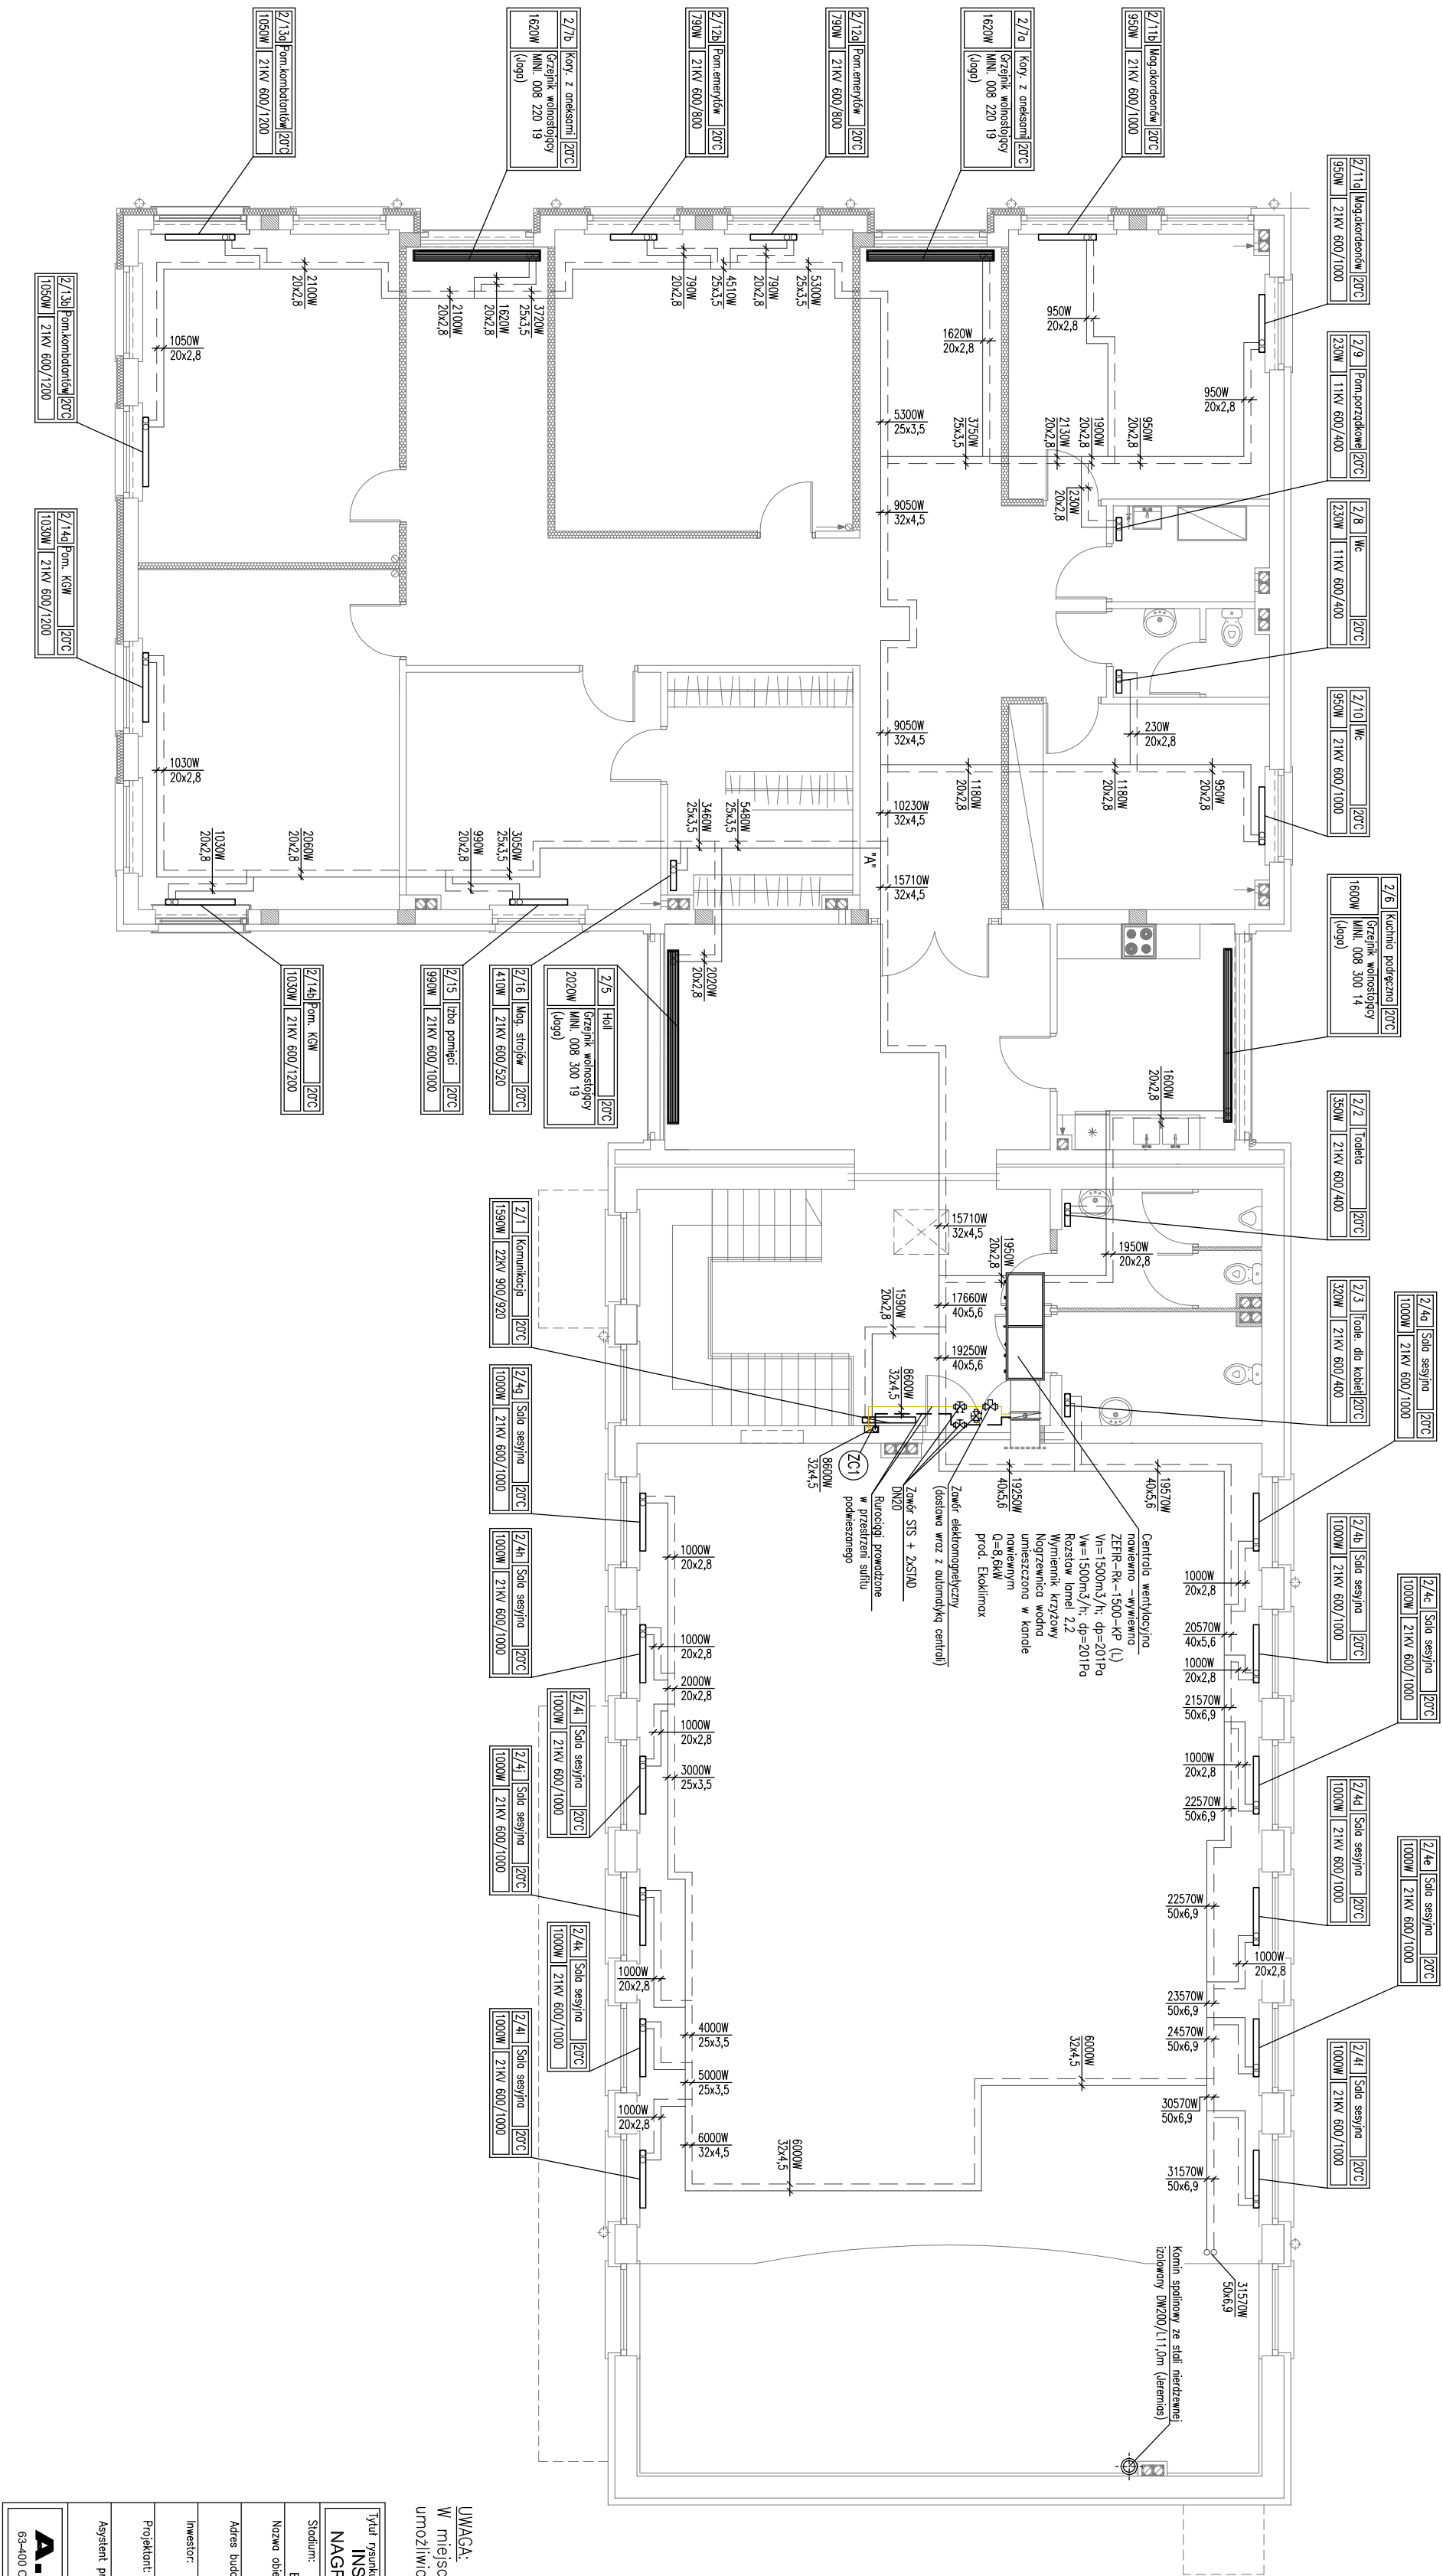

UWAGA:
W miejscach skrzyżowań rurociągów użyć w sposób
umożliwiający samoczynne odprowadzenie kondensatu.

Tytuł projektu: INSTALACJA CENTRALNEGO OGRZEWANIA I ZASILANIA NAGRZEWNICZY CENTRALI WENTYLACYJNEJ - RZUT PIĘTRA				Skala: 1:100	
Student:	PROJEKT	Strona:	SAJUTRINA	Data: grudzień 2011 r	
Nazwa obiektu:	ROZBUDOWA I PRZEBUDOWA ISTNIEJĄCEGO TOWARU SPRZĄTANIA CELEM OGRZEWANIA POMIATU KULTURY Z BRALDOŁĄ				
Adres budowy:	ul. nr 118, 120, 123, 125, 128, sekcja 2B - Koliń				
Investor:	GOSPODARSTWO WILKOPOLE WIELKIEGO I WILKOPOLE MAŁEGO				
Projektant:	mgr inż. Marek Cyba upr. nr UAN 7342-394				
Asystent proj.:	Tech. Krystian Kociemba				
A.B.H. - CYBA PRACOWNIA PROJEKTOWA 63-400 Ostrowo Wielkopolski ul. Koszalińska 46, tel. (0207) 734-33-14, fax. (0207) 991-77-52					
Fot. nr: CO2					