


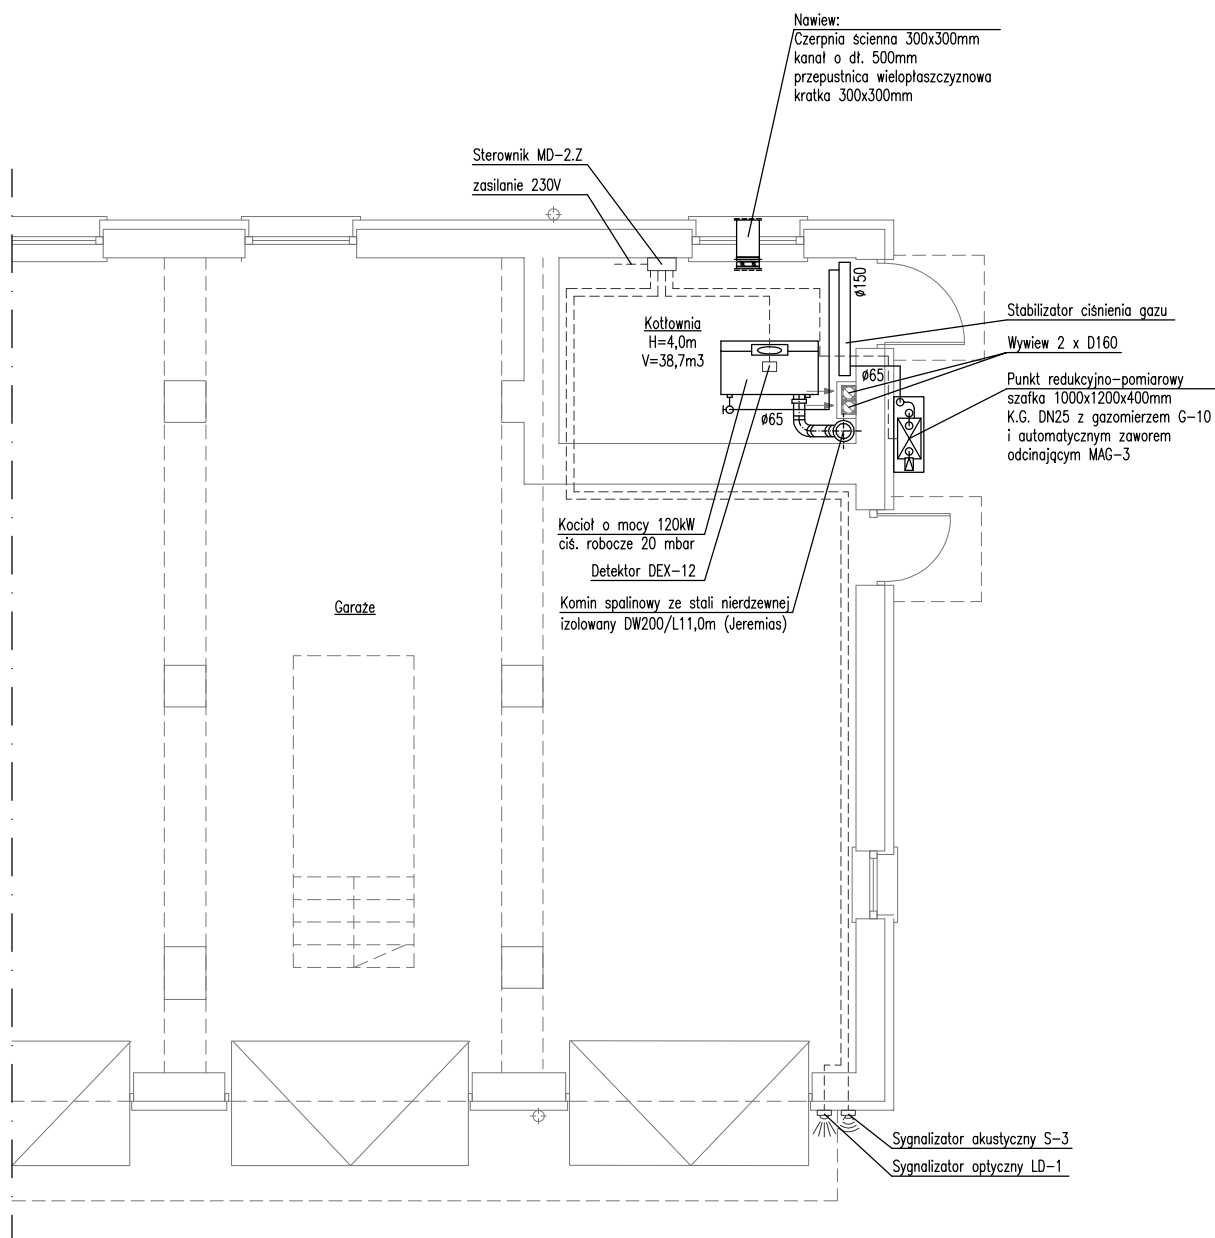

UWAGA!

Połączenia kablowe ASBIG zgodnie z projektem branży elektrycznej.

Tytuł rysunku:			INSTALACJA GAZU - RZUT PARTERU			Skala: 1:100	
Stadium:		PROJEKT BUDOWLANY		Branża: SANITARNA		Data: grudzień 2011r	
Nazwa obiektu:		ROZBUDOWA I PRZEBUDOWA ISTNIEJĄCEGO "DOMU STRAŻAKA" CELEM URZĄDZENIA "DOMU KULTURY" Z BIBLIOTEKĄ					
Adres budowy:		dz. nr 118, 120, 123, 125, 128; sekcja 2B - Kotłין 62-220 Kotłין				Nr projektu:	
Inwestor:		GMINA KOTLIN KOTLIN UL. POWSTAŃCÓW WIELKOPOLSKICH 1				Podpis:	
Projektant:		mgr inż. Maciej Cyba upr. nr UAN 7342-3/94				Podpis:	
Asystent proj:		tech. Krystian Kociemba				Podpis:	
A.B.H. CYBA PRACOWNIA PROJEKTOWA 63-400 Ostrów Wielkopolski ul. Kościuszki 4/6, tel. (062) 736-83-14, fax. (062) 591-77-32							Rys nr: G1