


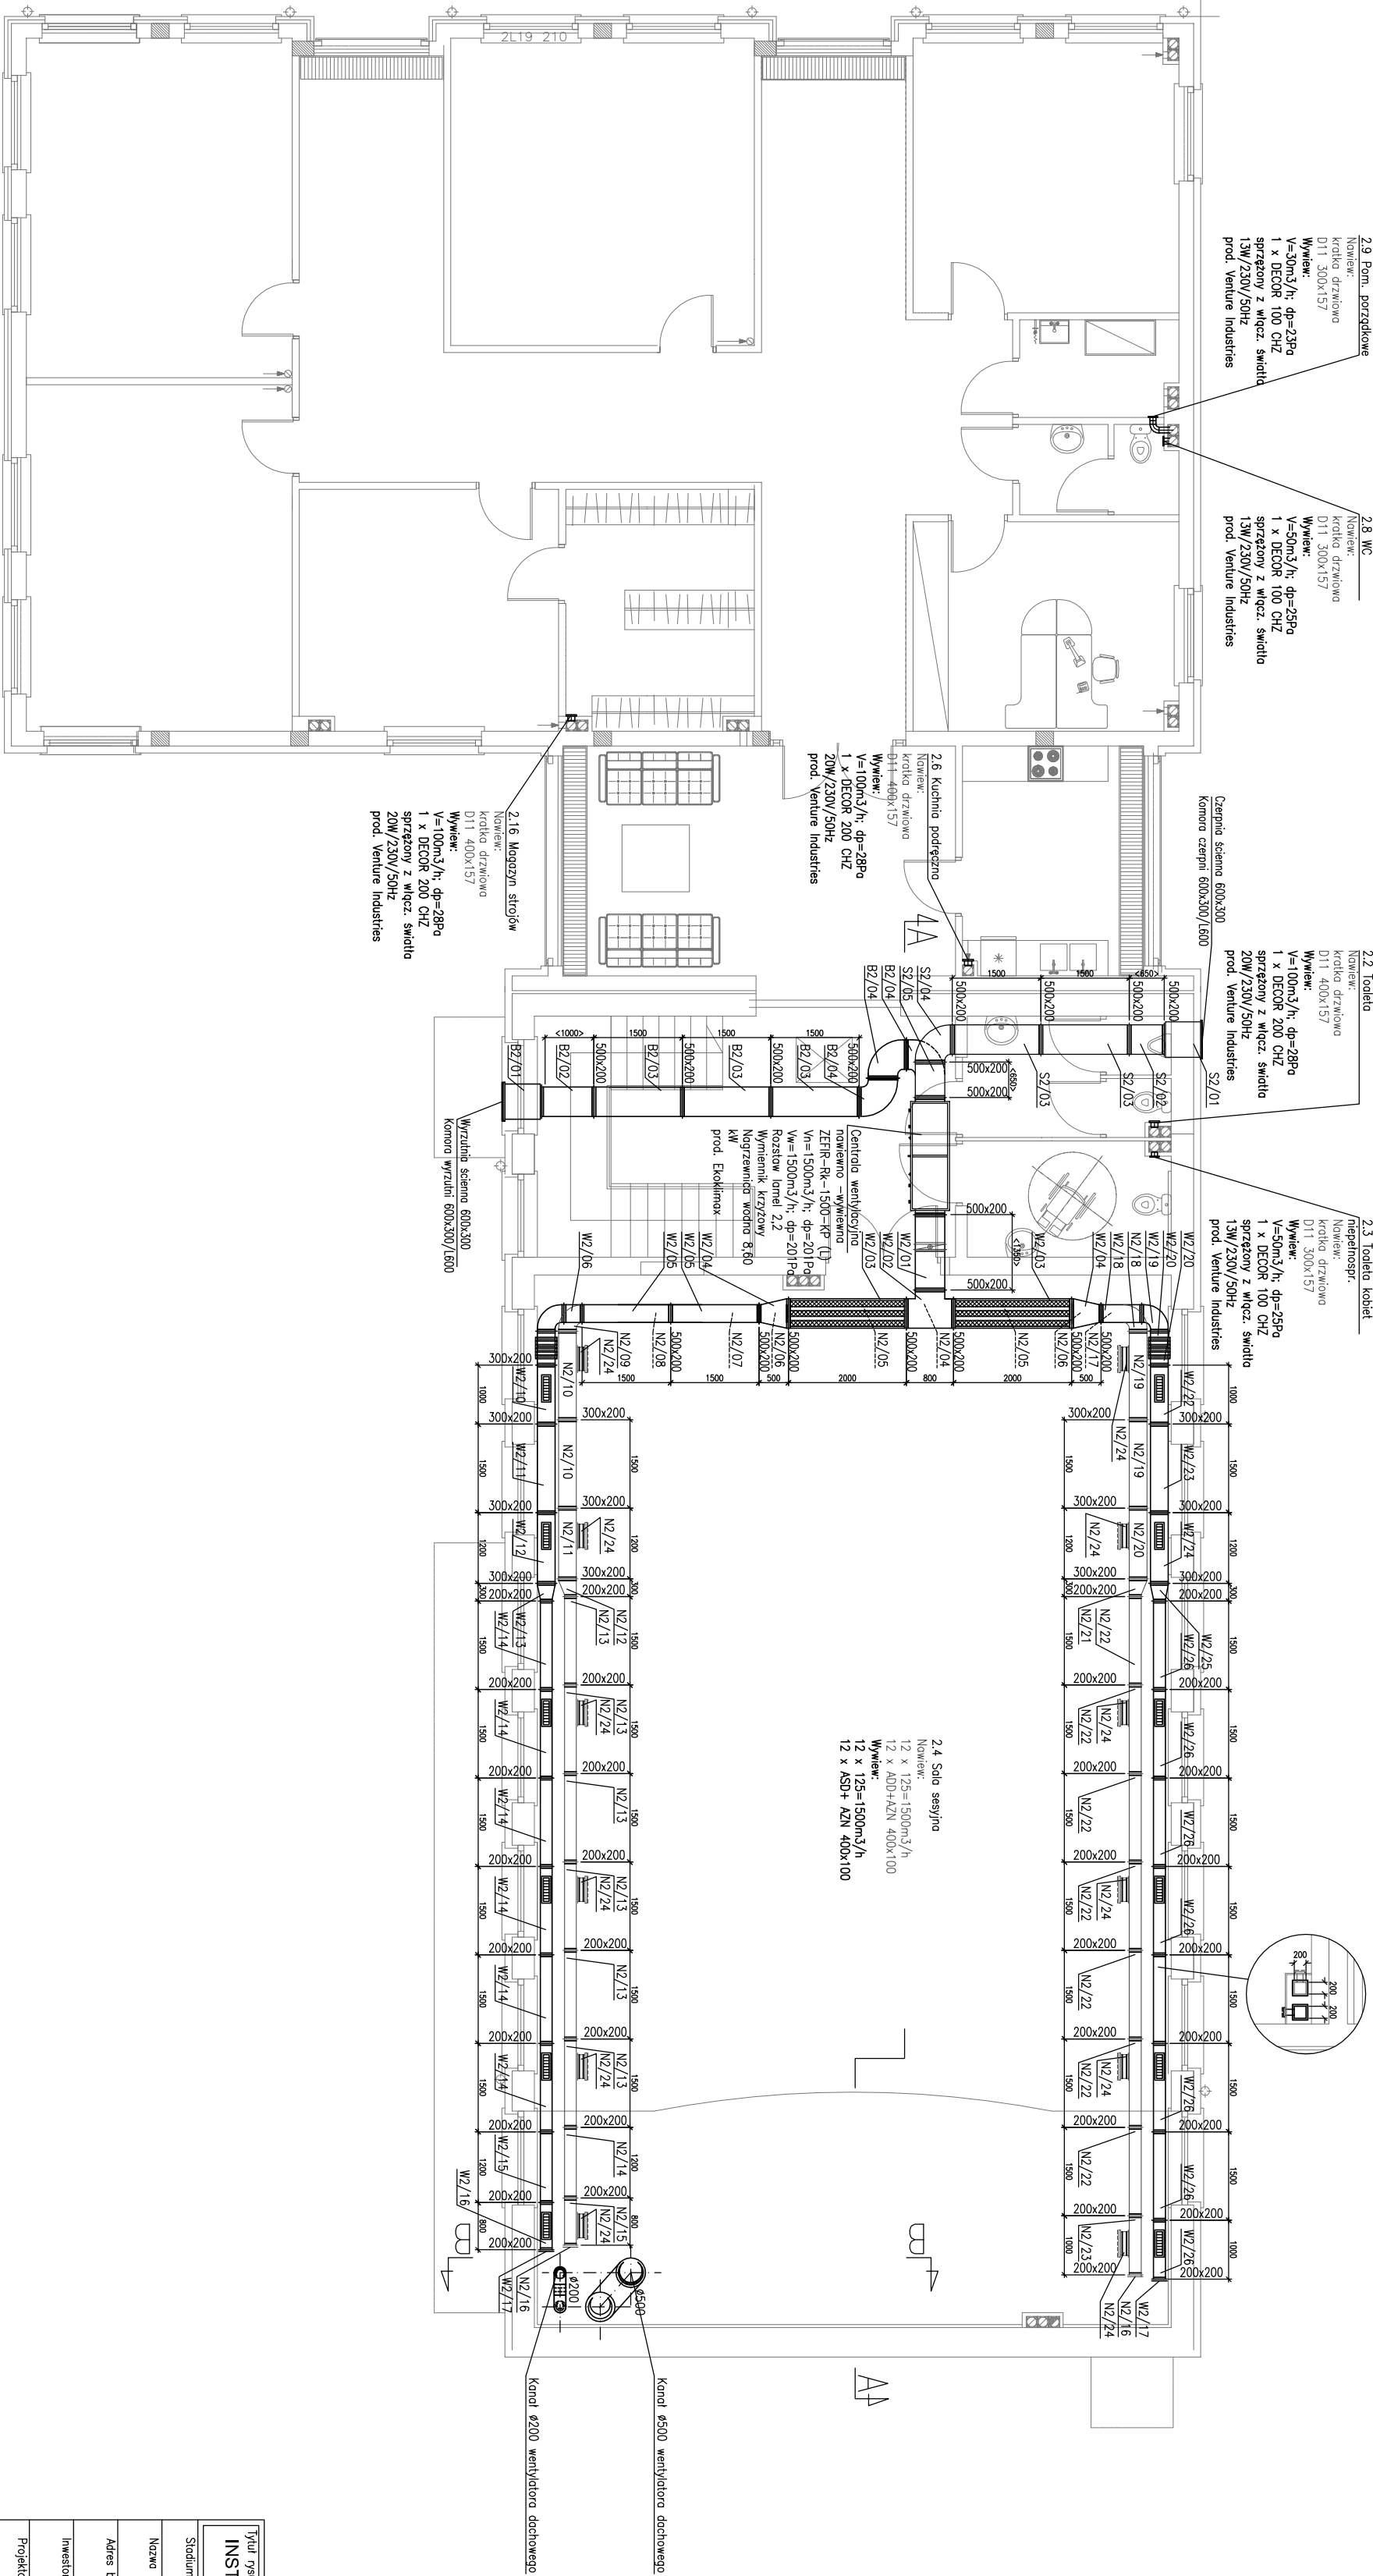

Tytuł projektu: INSTALACJA WENTYLACJI MECHANICZNEJ - RZUT PARTERU				Skala: 1:100	
Stadium:	PROJEKT BUDOWLANI	Strona:	SANTIARNA	Data:	grudzień 2011r
Nazwa obiektu:	ROZBUDOWA I PRZEBUDOWA ISTNIEJĄCEGO DOMU STRAŻACKI GELM URZĄDZENIA, DOMU KULTURY Z BIBLIOTEKĄ				
Adres budowy:	dz. nr 116, 120, 123, 125, 128; sekcja 2B - Kotlin				
Investor:	GMINA KOTLIN KOTLIN UL. POWSTAŃCÓW WIELKOPOLSKICH 1				
Projektant:	mgr inż. Małgorzata Cyba ul. nr UAN 7342-3/94				
Asystent proj.:	inż. Wojciech Wielea				
A.B.H. CYBA pracownia projektowa 63-400 Ostrow Wielkopolski ul. Kosciuszki 4/6, tel. (062) 736-33-14, fax. (062) 591-77-02					
Rys nr: WM1					