


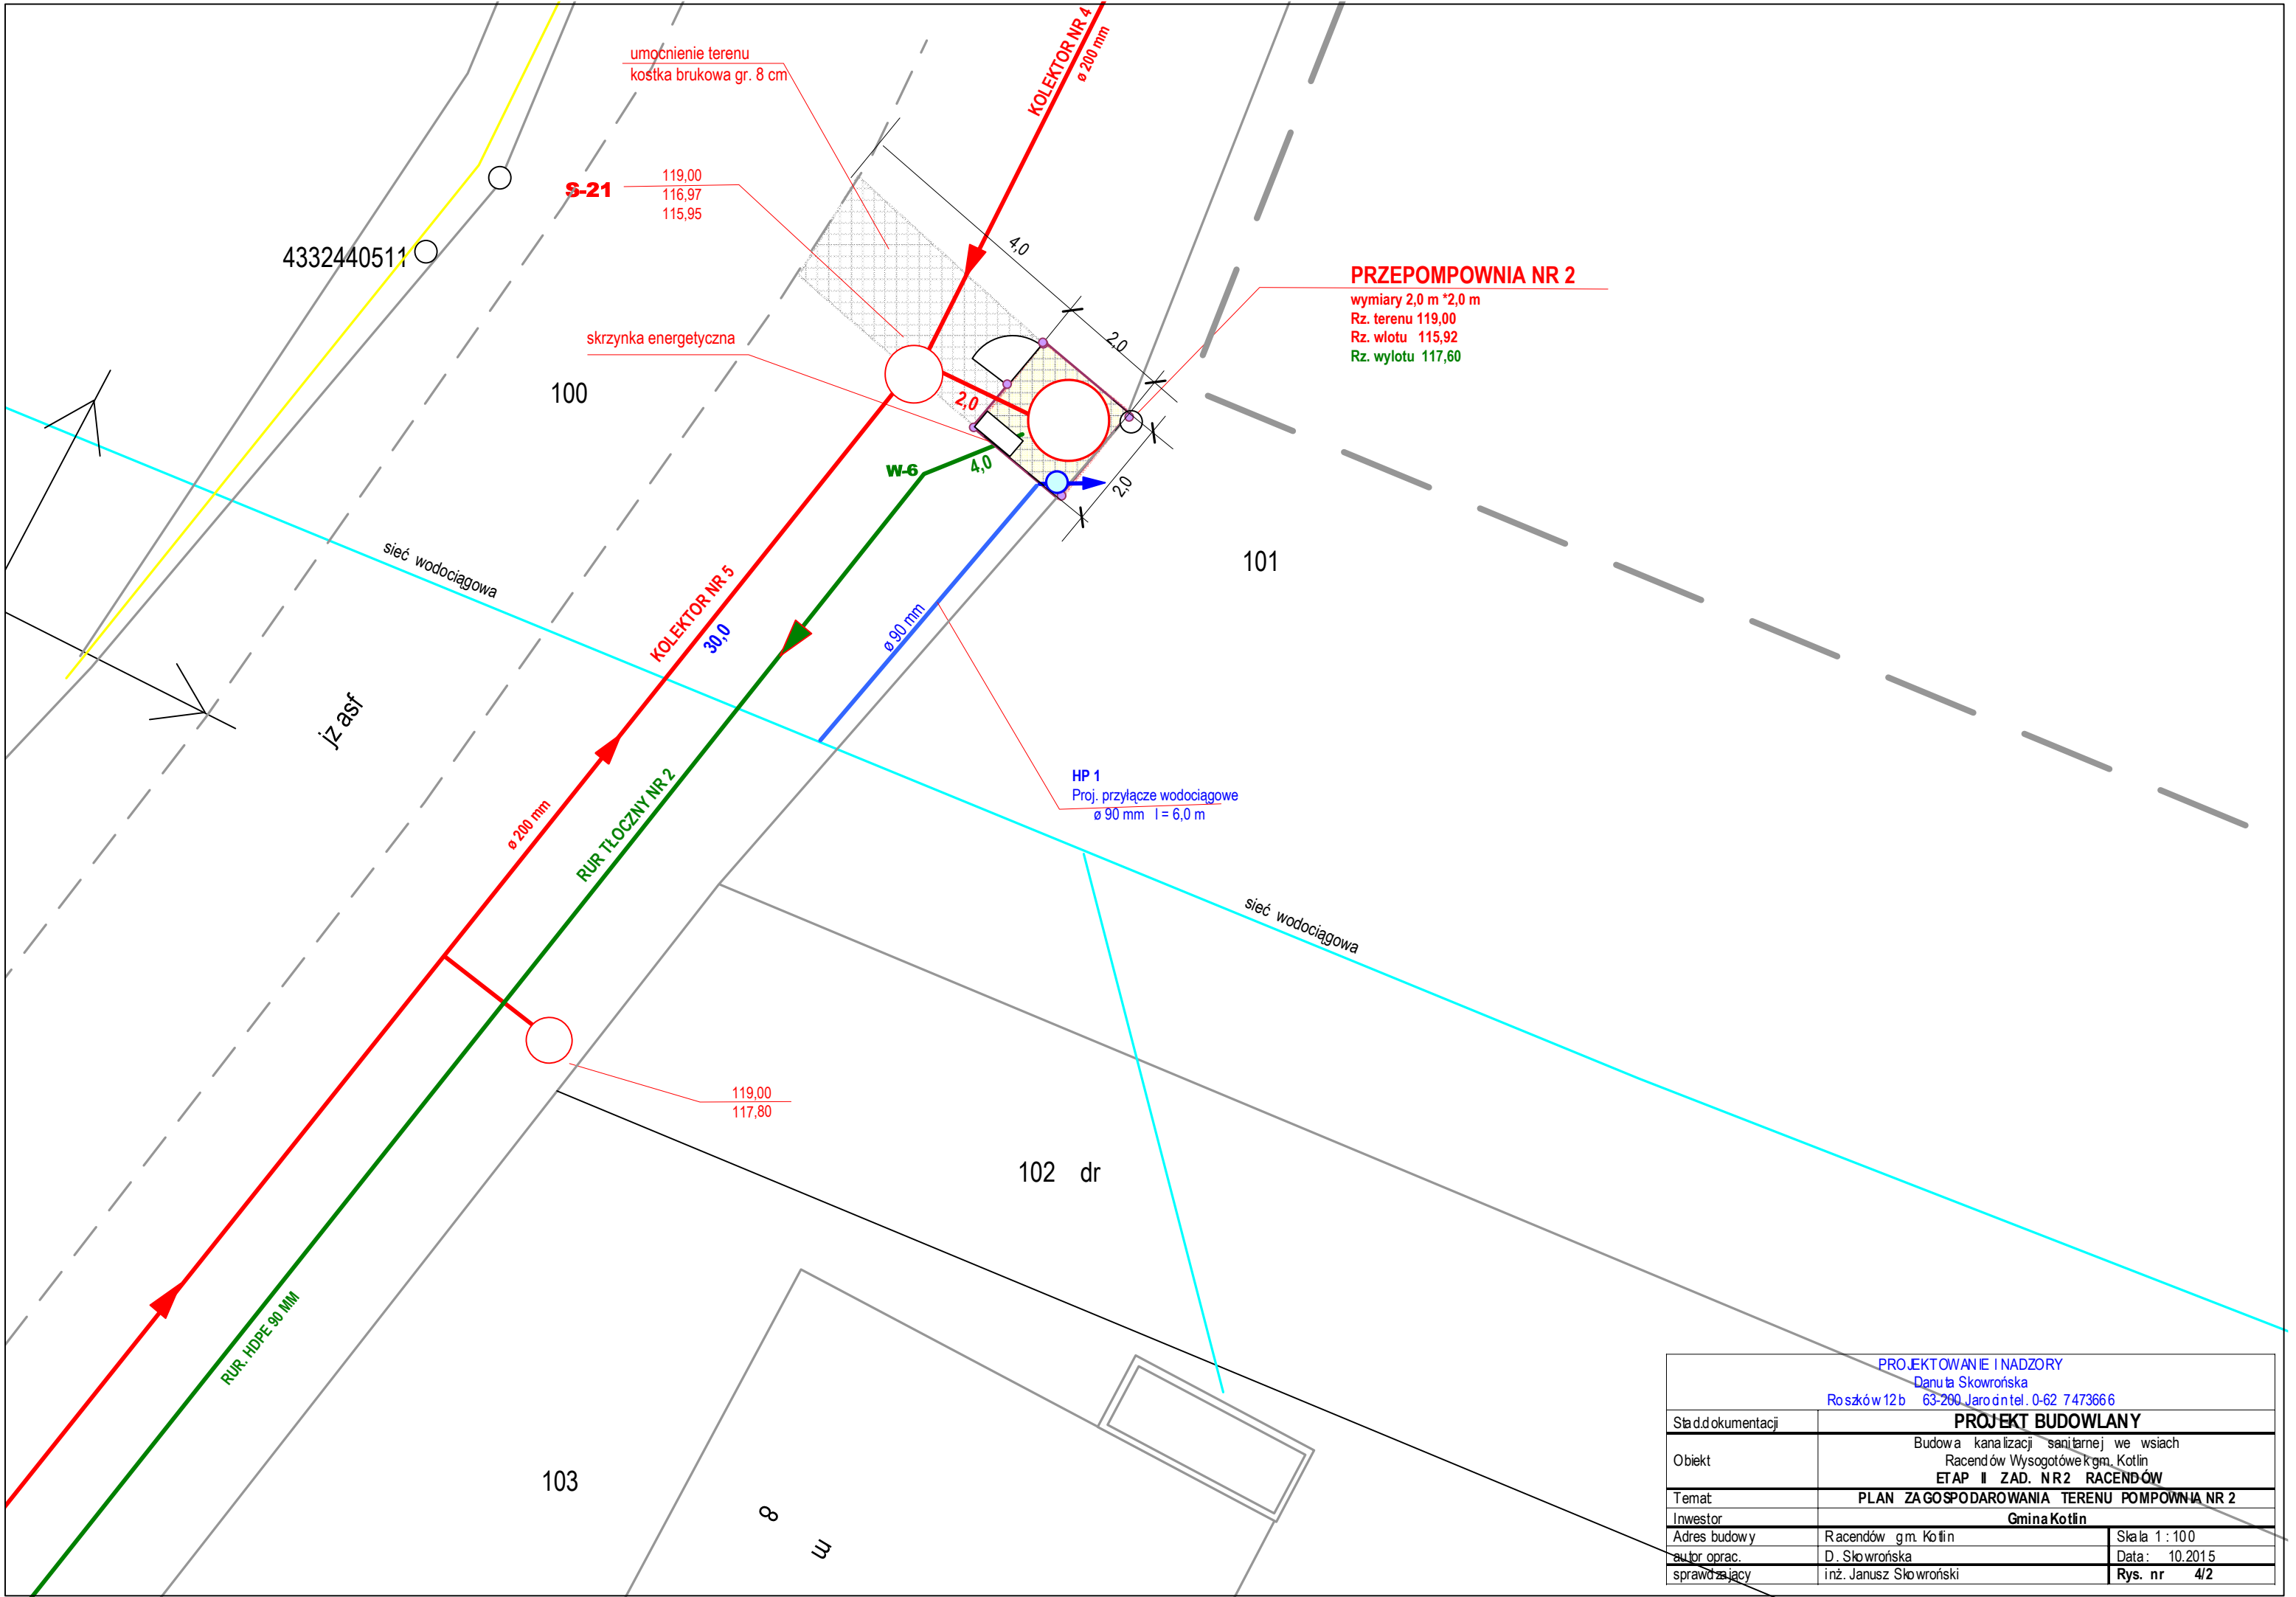

PROJEKTOWANIE I NADZORY Danuta Skowrońska Roszków 12b 63-200 Jarocin tel. 0-62 7473666		
Ślad dokumentacji	PROJEKT BUDOWLANY	
Obiekt	Budowa kanalizacji sanitarnej we wsiach Racendów Wysogotówę k.gm. Kotlin ETAP II ZAD. NR2 RACENDÓW	
Temat	PLAN ZAGOSPODAROWANIA TERENU POMPOWNI NR 2	
Inwestor	Gmina Kotlin	
Adres budowy	Racendów g.m. Kotlin	Skala 1 : 100
autor oprac.	D. Skowrońska	Data: 10.2015
sprawdzający	inż. Janusz Skowroński	Rys. nr 4/2