

Mapa do celów projektowych  
Skala 1:500

Oznaczenie kancelaryjne zgłoszenia pracy geodezyjnej:  
Nazwa miejscowości:  
Jednostka ewidencyjna - identyfikator:  
Jednostka ewidencyjna - nazwa:  
Obręb ewidencyjny - identyfikator:  
Obręb ewidencyjny - nazwa:  
Układ współrzędnych płaskich prostokątnych:  
Układ współrzędnych wysokości:  
Oznaczenie granic aktualizowanego obszaru:  
Informacje o służebnościach gruntowych mających  
wpływ na zagospodarowanie gruntów, działkowych  
w granicach projektowanej inwestycji\*):  
Data opracowania mapy:



R-GN-23.6640.1723.2016  
Wyszki, dz. nr 14/3  
300603\_2  
Kotlin  
0008, 0011  
Twardów, Wyszki  
2002/16  
Kronszadt 86  
Nie badano

MAG-PROJEKT-usługi projektowe  
Janusz Skowroński  
63-200 Jarocin, Św. Ducha 118A m.4  
tel. 508 453 241  
NIP 617-107-01-62 Regon 250195435

nazwa i nazwisko wykonawcy  
podpis osoby reprezentującej wykonawcę  
6474005,30

Janusz Skowroński  
Geodeta uprawiony nr upr. 17571

imię i nazwisko geodety uprawnionego  
nr uprawnień i podpis geodety

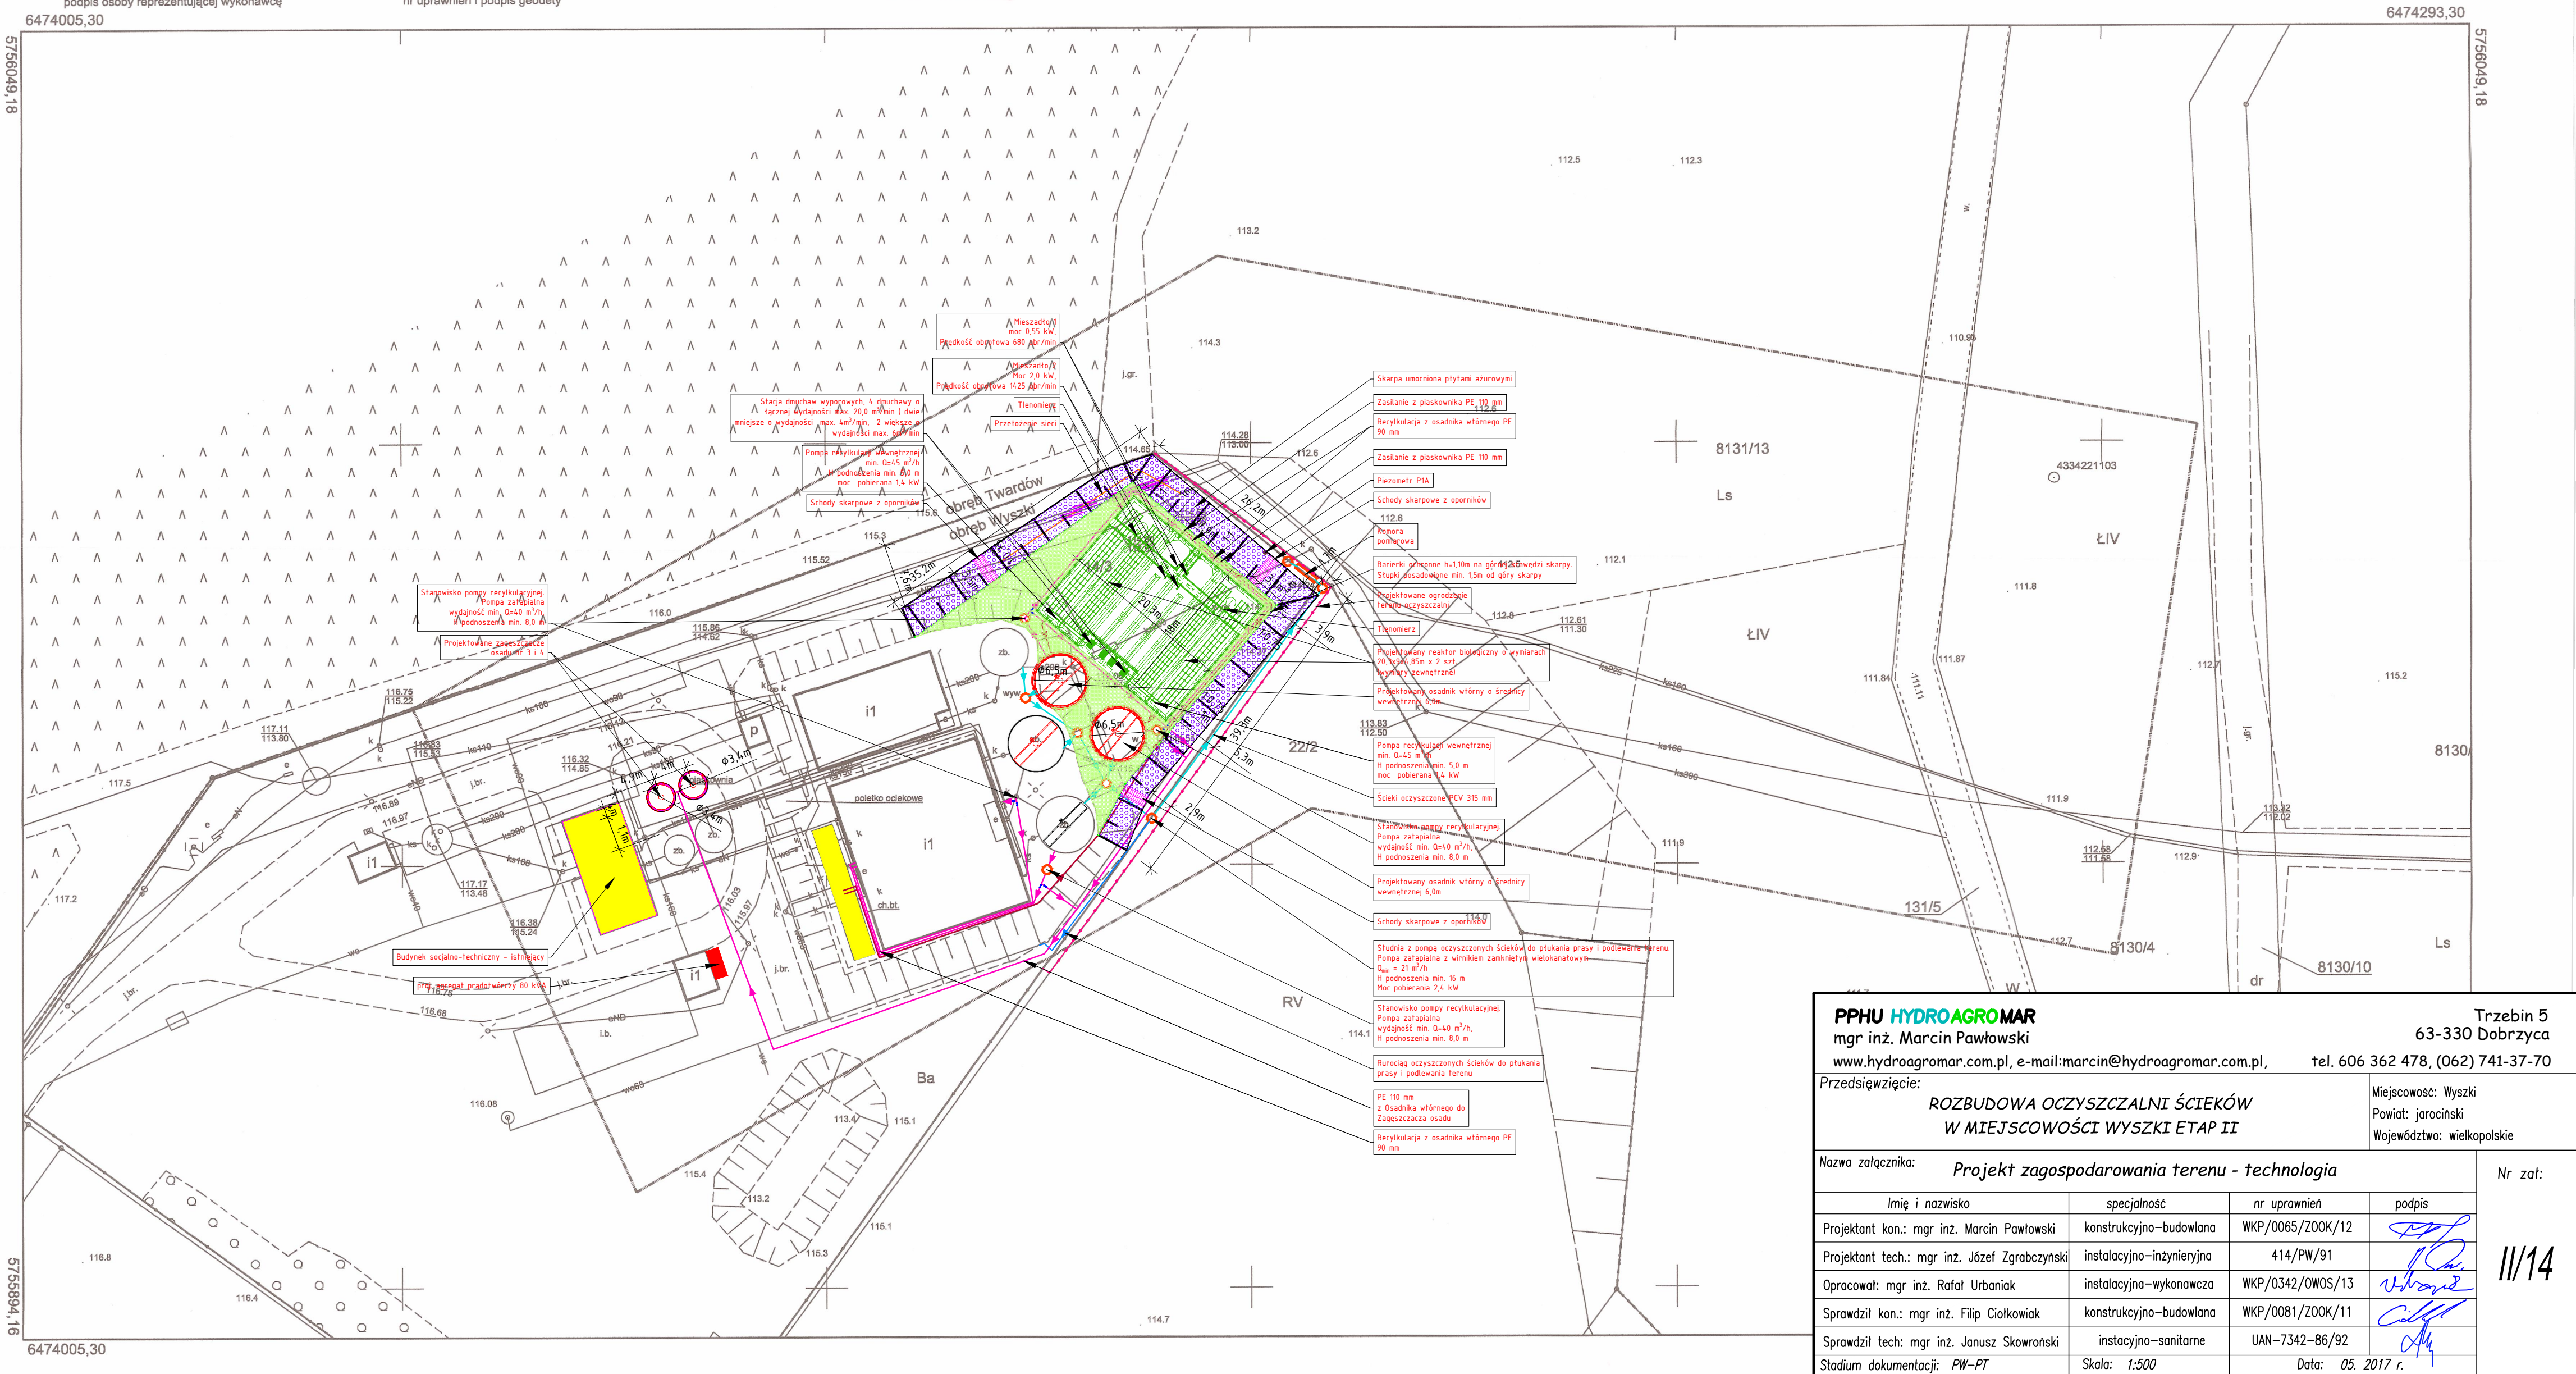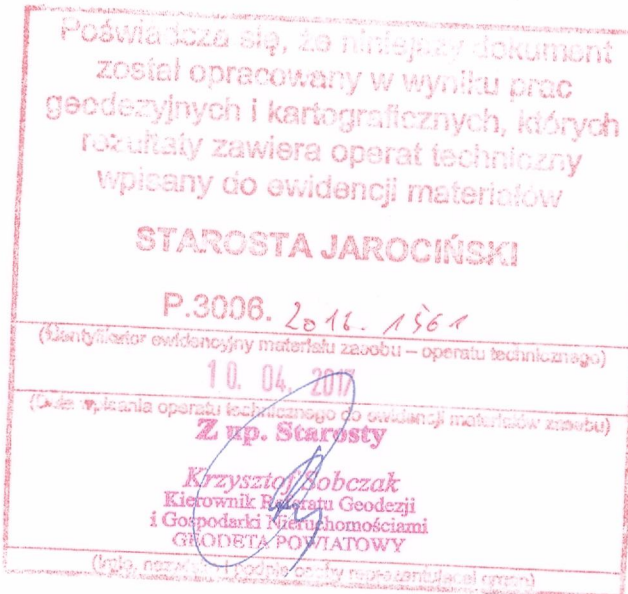

|                                                                                                              |                          |                                                                         |             |
|--------------------------------------------------------------------------------------------------------------|--------------------------|-------------------------------------------------------------------------|-------------|
| PPHU HYDROAGROMAR<br>mgr inż. Marcin Pawłowski<br>www.hydroagromar.com.pl, e-mail:marcin@hydroagromar.com.pl |                          | Trzebin 5<br>63-330 Dobrzyca<br>tel. 606 362 478, (062) 741-37-70       |             |
| Przedsięwzięcie:<br>ROZBUDOWA OCZYSZCZALNI ŚCIEKÓW<br>W MIEJSCOWOŚCI WYSZKI ETAP II                          |                          | Miejscowość: Wyszki<br>Powiat: jarociński<br>Województwo: wielkopolskie |             |
| Nazwa załącznika: Projekt zagospodarowania terenu - technologia                                              |                          |                                                                         |             |
| Nr zat:                                                                                                      |                          |                                                                         |             |
| Imię i nazwisko                                                                                              | specjalność              | nr uprawnień                                                            | podpis      |
| Projektant kon.: mgr inż. Marcin Pawłowski                                                                   | konstrukcyjno-budowlana  | WKP/0065/ZOOK/12                                                        | [Signature] |
| Projektant tech.: mgr inż. Józef Zgrabczyński                                                                | instalacyjno-inżynierska | 414/PW/91                                                               | [Signature] |
| Opracował: mgr inż. Rafał Urbanik                                                                            | instalacyjno-wykonawcza  | WKP/0342/OWO5/13                                                        | [Signature] |
| Sprawił kon.: mgr inż. Filip Galkowski                                                                       | konstrukcyjno-budowlana  | WKP/0081/ZOOK/11                                                        | [Signature] |
| Sprawił tech.: mgr inż. Janusz Skowroński                                                                    | instalacyjno-sanitarne   | UAN-7342-86/92                                                          | [Signature] |
| Stadium dokumentacji: PW-PT                                                                                  |                          | Skala: 1:500<br>Data: 05.2017 r.                                        |             |